


LEGENDA:

- |            |   |
|------------|---|
| —          | STAVAJÍCÍ POTRUBÍ KANALIZACE – ZACHOVAT   |
| —X—X—      | STAVAJÍCÍ POTRUBÍ KANALIZACE – ZRUŠIT, DEMONTOVAT                               |
| —          | NOVÉ PŘIPOJOVACÍ POTRUBÍ KANALIZACE, HRDLOVÁ NEREZ                              |
| .. . . . . | NOVÉ PŘIPOJOVACÍ POTRUBÍ KANALIZACE, ODVOD KONDENZÁTU V PODHLEDU, HRDLOVÁ NEREZ |
| —          | NOVÉ PŘÍPOJ. POTRUBÍ KAN., ODVOD KONDENZÁTU PO PODLAŽE KE VPUSTI, HRDLOVÁ NEREZ |
| —→—        | NOVÉ ODPADNÍ POTRUBÍ SPLAŠKOVÉ KANALIZACE – ZAVĚŠENO POD STROPEM                |
| —          | HRDLOVÁ NEREZ + TEPELNÁ IZOLACE MW + AL   |
| —+—        | NOVÉ ODPADNÍ POTRUBÍ SPLAŠKOVÉ KANALIZACE – ZAVĚŠENO POD STROPEM                |
| —          | PE SVAROVANÉ + TEPELNÁ IZOLACE MW + AL (a2L-s1,d0)                              |
| — . —      | DOPLNĚKOVÉ VĚTRACÍ POTRUBÍ SPLAŠKOVÉ KANALIZACE                                 |

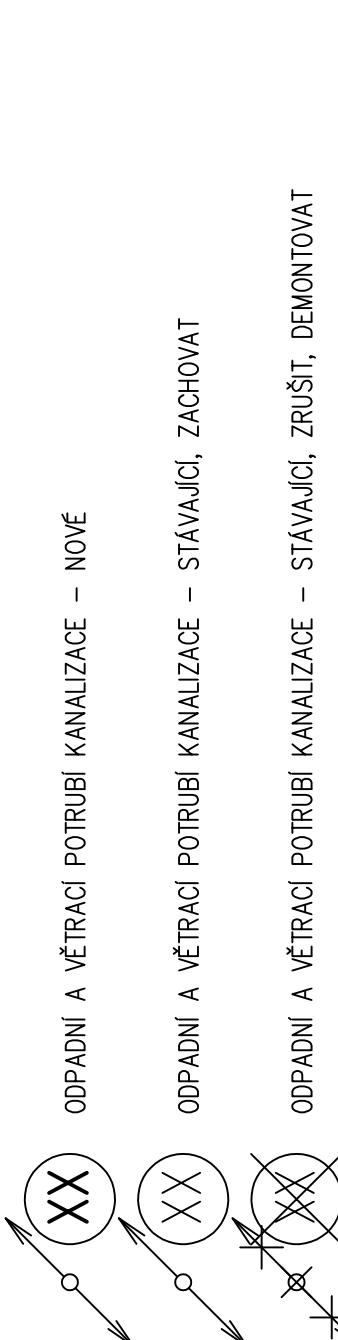

## POZNÁMKY:

LEGENDA ZAŘÍZOVACÍCH PŘEDMĚTŮ VIZ TECHNICKÁ ZPRÁVA

STAVAJÍCÍ ZAŘÍZOVACÍ PŘEDMĚTY V ROZSAHU ÚPRAV DEMONTOVÁNY

POČETM PRACÍ NUTNO ZAMĚŘIT STAVAJÍCÍ TRASY VODOVODU A KANALIZACE

NUTNO PROVĚRIT DIMENZE A POLOHY VŠECH MÍST NAPOJENÍ NA STAVAJÍCÍ

ROZSAHU REKONSTRUKCE VÝMĚNA ODPADNÍHO POTRUBÍ SPLAŠKOVÉ KANALIZACE ZA NOVÉ,

VŠETČNÉ DOPLŇKOVÉ VĚTRACÍHO POTRUBÍ

$$\pm 0,000 = 1.NP \text{ BUDOVY } L = 280,700 \text{ m n.m.}$$

Revize	Vypracoval	Popis obsahu revize	Datum	

**LT PROJEKT**  
PROJEKTOVANÍ ZDRAVOTNICKÉ VÝSTAVBY

Hlavní inženýr projektu:  
ING. JAN KOCHÁNEK

Vedoucí projektant zakázky:  
ING. VÁCLAV KŘEPELKA

Investor:  
**FAKULTNÍ NEMOCNICE  
BRNO**  
Fakultní nemocnice Brno  
Jihlavská 20, 602 00 Brno  
+420 532 231 111  
fnbrno@fnbrno.cz

Profese:	Zpracovatel dluhů: HP consult s.r.o., Durdáková 5, Brno 613 00 Tel.: +420 542 219 165; +420 739 556 045 E-mail: hpconsult@seznam.cz www.strecha.cz	Autorizace:
----------	--	-------------

Odpovědný projektant:	Vypracoval:	Kontroloval:
ING. PETR MELČR	ING. PETR MELČR	ING. LADISLAV PILAŘ
<i>Petr</i>	<i>Melčr</i>	<i>Pilař</i>

Akce:	FN BRNO - VYBUDOVÁNÍ ČISTÉ LŮŽKOVÉ JEDNOTKY IHOK, PMDV - L			Paré:
	Zakázkové číslo:	JDS 38 - 2018		
	Datum:	11 - 2018		
	Formát:	4x44		
Objekt:	BUDOVA L - 17NP	SO 01	Služebník:	DSP + DPS

Obsah:	PŮDORYS 16.NP - KANALIZACE	Měřítko: 1:100	Číslo výkresu: <b>D1.01.04a-101</b>
--------	----------------------------	-------------------	--