

OZNAČENÍ PŘIPOJOVACÍCH MÍST :

- Z+0 – OCELOVÁ ZÁRUBEŇ DVEŘÍ A OCEL.RÁM OKNA
- V – VODA, ODPADY, DŘEZY
- UT – ÚSTŘEDNÍ TOPENÍ
- S – SVÍTLIDLA NEPŘÍMÉHO OSVĚTLENÍ (OCEL. KONSTRUKCE)
- MP – MEDICINÁLNÍ PLYNY(POZRUBÍ PROPOJIT VZÁJEMNĚ)


DOPLŇUJÍCÍ POSPOJOVÁNÍ DLE ČSN 33 2000–7–701ed2

LEGENDA :

- DOPLŇUJÍCÍ POSPOJOVÁNÍ VODIČEM CY4/ZZ
- PROPOJENÍ ELEKTROINSTALAČNÍCH KRABIC MX S PA PŘÍPOJNICI V RL10 VODIČEM CY16/ZZ
- PŘÍZEMNĚNÍ PE SVOREK V SILNOPROUDÝCH ROZVODECH VODIČEM CY2,5/ZZ

- MX ELEKTROINSTALAČNÍ KRABICE KT250 S UZEMŇOVACÍ SVORKOVNICÍ (v=0,3m)
- U ZÁSUVKA PRO PŘIPOJENÍ FUNKČNÍCH ZDRAVOTN.PŘÍSTROJŮ TYP 2495–0–059 + 2ks VIDLICE 0299–0–0032 (UMÍSTIT VEDLE SILOVÝCH ZÁSUVEK)

ZAPOJENÍ KRABIC "MX":

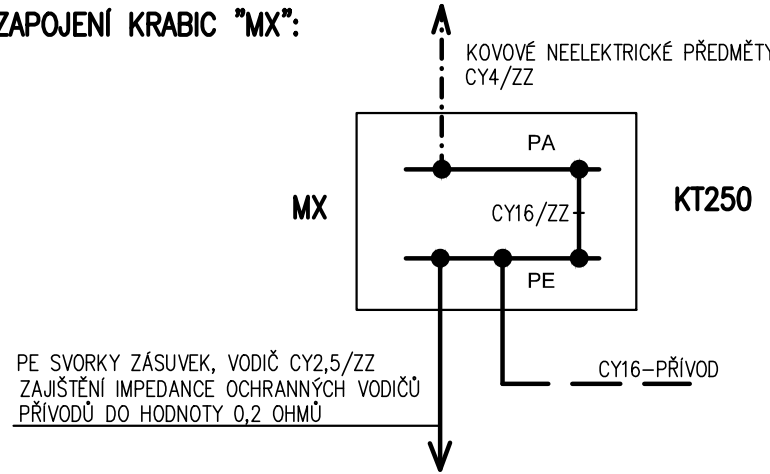

PE SVORKY ZÁSUVKY, VODIČ CY2,5/ZZ  
ZAJIŠTĚNÍ IMPEDANCE OCHRANNÝCH VODIČŮ  
PŘÍVODŮ DO HODNOTY 0,2 OHMŮ

Profese: EL	Zpracovatel dílu: Ing. Jaromír Glovina Prušánecká 4, 628 00 Brno Tel: +420 604 328 790 E-mail: glovinaj@gmail.com	Autorizace:	
Odpovědný projektant: ING. JAROMÍR GLOVINA	Vypracoval: ING. JAROMÍR GLOVINA	Kontroloval:	
Akce: FN BRNO - PDM OPRAVA ELEKTROINSTALACE ODD. 14-KDCHOT OBJEKT B2 - 2.NP		Zakázkové číslo: JDS 5 - 2022	Paré:
Objekt: STAVEBNÍ ÚPRAVY ČÁSTI 2.NP OBJEKTU B2		Datum: 05 - 2022	Stupeň: JEDNOSTUPŇOVÁ DOKUMENTACE
Obsah: DOPLŇUJÍCÍ POSPOJOVÁNÍ - 2.NP		Formát: 4 A4	
		Měřítko: 1:50	Číslo výkresu: D1.04-103