


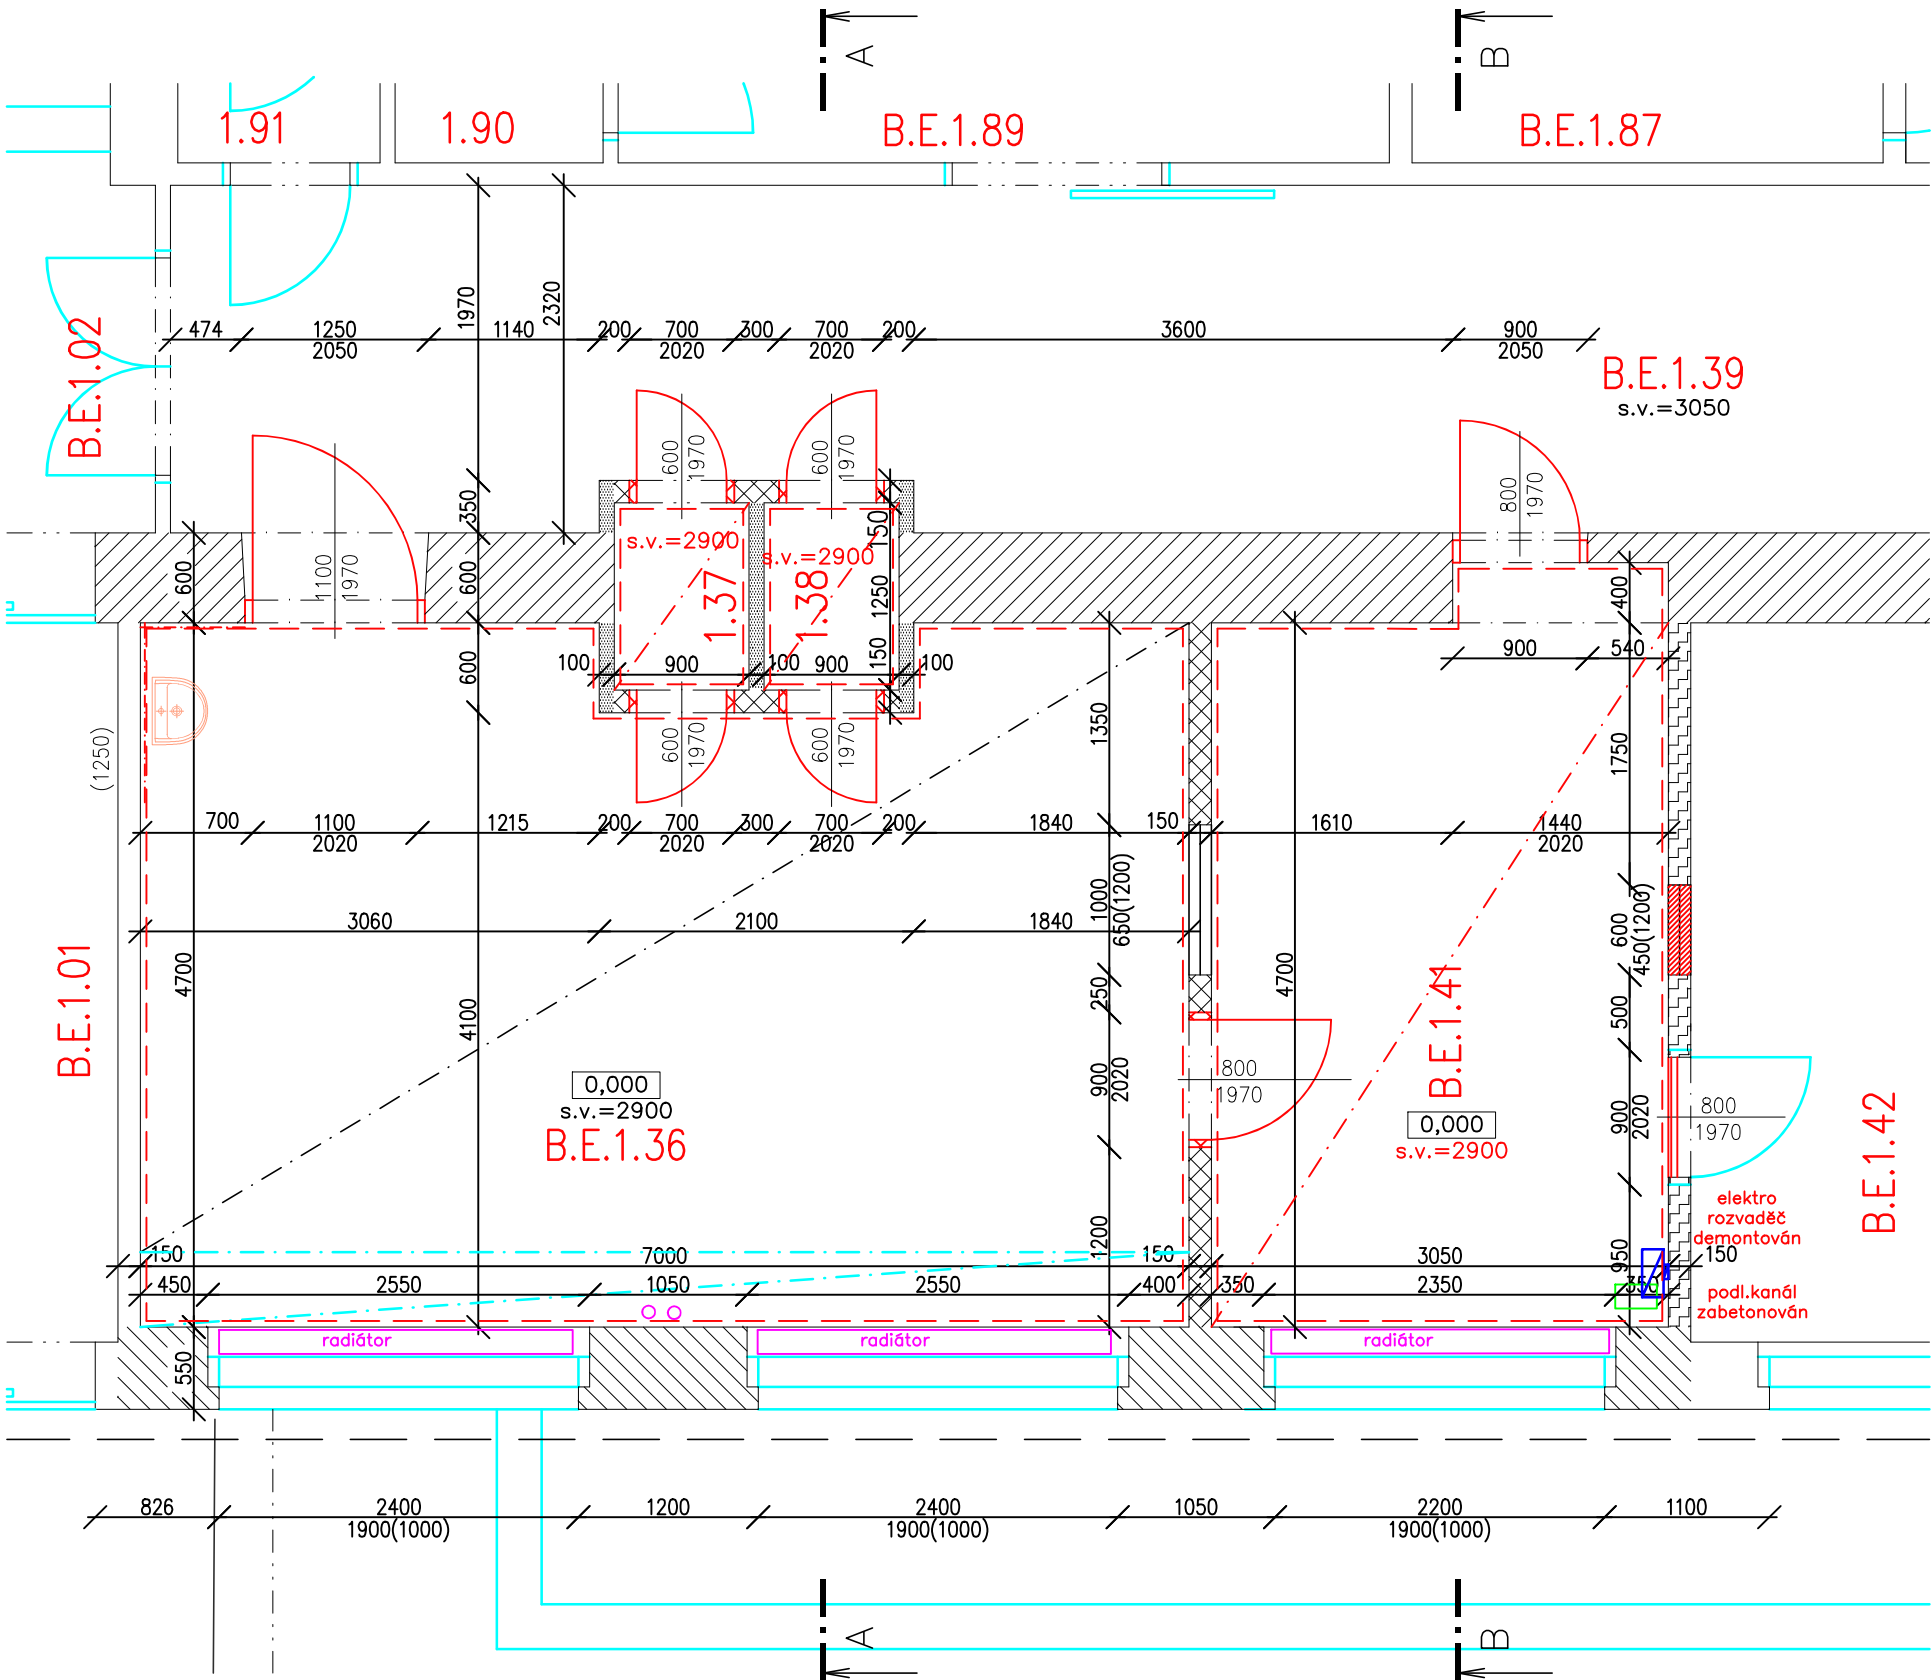

LEGENDA MÍSTNOSTÍ :

OZN.	ÚČEL MÍSTNOSTI	[M ²]	PODLAHA
B.E.1.36	VYŠETŘOVNA RTG	31,64	ANTISTATICKÉ/VODIVÉ PVC
B.E.1.37	PŘEVLEKACÍ BOX /ŠATNA	1,13	ANTISTATICKÉ/VODIVÉ PVC
B.E.1.38	PŘEVLEKACÍ BOX /ŠATNA	1,13	ANTISTATICKÉ/VODIVÉ PVC
B.E.1.41	OVLADOVNA RTG	14,34	ANTISTATICKÉ/VODIVÉ PVC

LEGENDA MATERIÁLU :

- ZDIVO TL. 550mm
- ZDIVO TL. 600mm
- ZDIVO TL. 150mm
- ZDIVO TL. 100mm
- SDK PŘÍČKA TL. 150mm
- NEZJIŠTĚNÉ/NEZAMĚŘENÉ KONSTRUKCE
- NOVÉ SDK KONSTRUKCE NA ZAZDĚNÍ PŮVODNÍHO DVEŘNÍHO OTVORU
- YTONG ZAZDÍVKA PŮVODNÍHO OKNA S DŘEV.RÁMEM
- NOVÉ DVEŘNÍ KŘÍDLO A NOVÁ ZÁRUBEŇ
- NOVÉ NÁTĚRY
- STÁVAJÍCÍ LAMELOVÉ PODHLEDY BUDOU ČÁSTEČNĚ DEMONTOVÁNY A ZPĚT NAMONTOVÁNY PO PROVEDENÍ ELEKTRO+VZT
- NOVÉ KAZETOVÉ PODHLEDY 600/600

infiniti projekční ateliér		Název stavby: REKONSTRUKCE ZÁZEMÍ PRO INSTALACI CT ZAŘÍZENÍ v objektu E, Fakultní nemocnice R43 SKIAGRAFY Místo stavby: FN BRNO, NEMOCNICE BOHUNICE, BUDOVA E, Jihlavská 20		Objednavatel: Fakultní nemocnice Brno Jihlavská 20, 625 00 Brno IČ: 65269705	
Zhotovitel: Ing. Jana Třeštková IČO: 74262971 Bzenecká 4157/10 628 00 Brno tel. 731484231	Autorizovaný inženýr projektu: Ing. Michal Roubíček ČKAIT 0007817 U Malvazinky 2671/28 150 00 Praha 5	Zakázka: 0015_2023	Stavební objekt: SO_KD01	Formát: A3	Měřítko: 1:50
Zodpovědný projektant: Ing. Jana Třeštková		Část dokumentace: D.1.1 Architektonicko-stavební řešení		Paré:	
Zodpovědný projektant: Ing. Jana Třeštková		Stupeň dokumentace: DOKUMENTACE PRO PROVEDENÍ STAVBY			
Vypracoval: Ing. Jana Třeštková	Obsah výkresu: DÍLČÍ PŮDORYS 1NP-NAVRHOVANÝ STAV			Datum: 04/2023	Číslo výkresu: D.1.4