


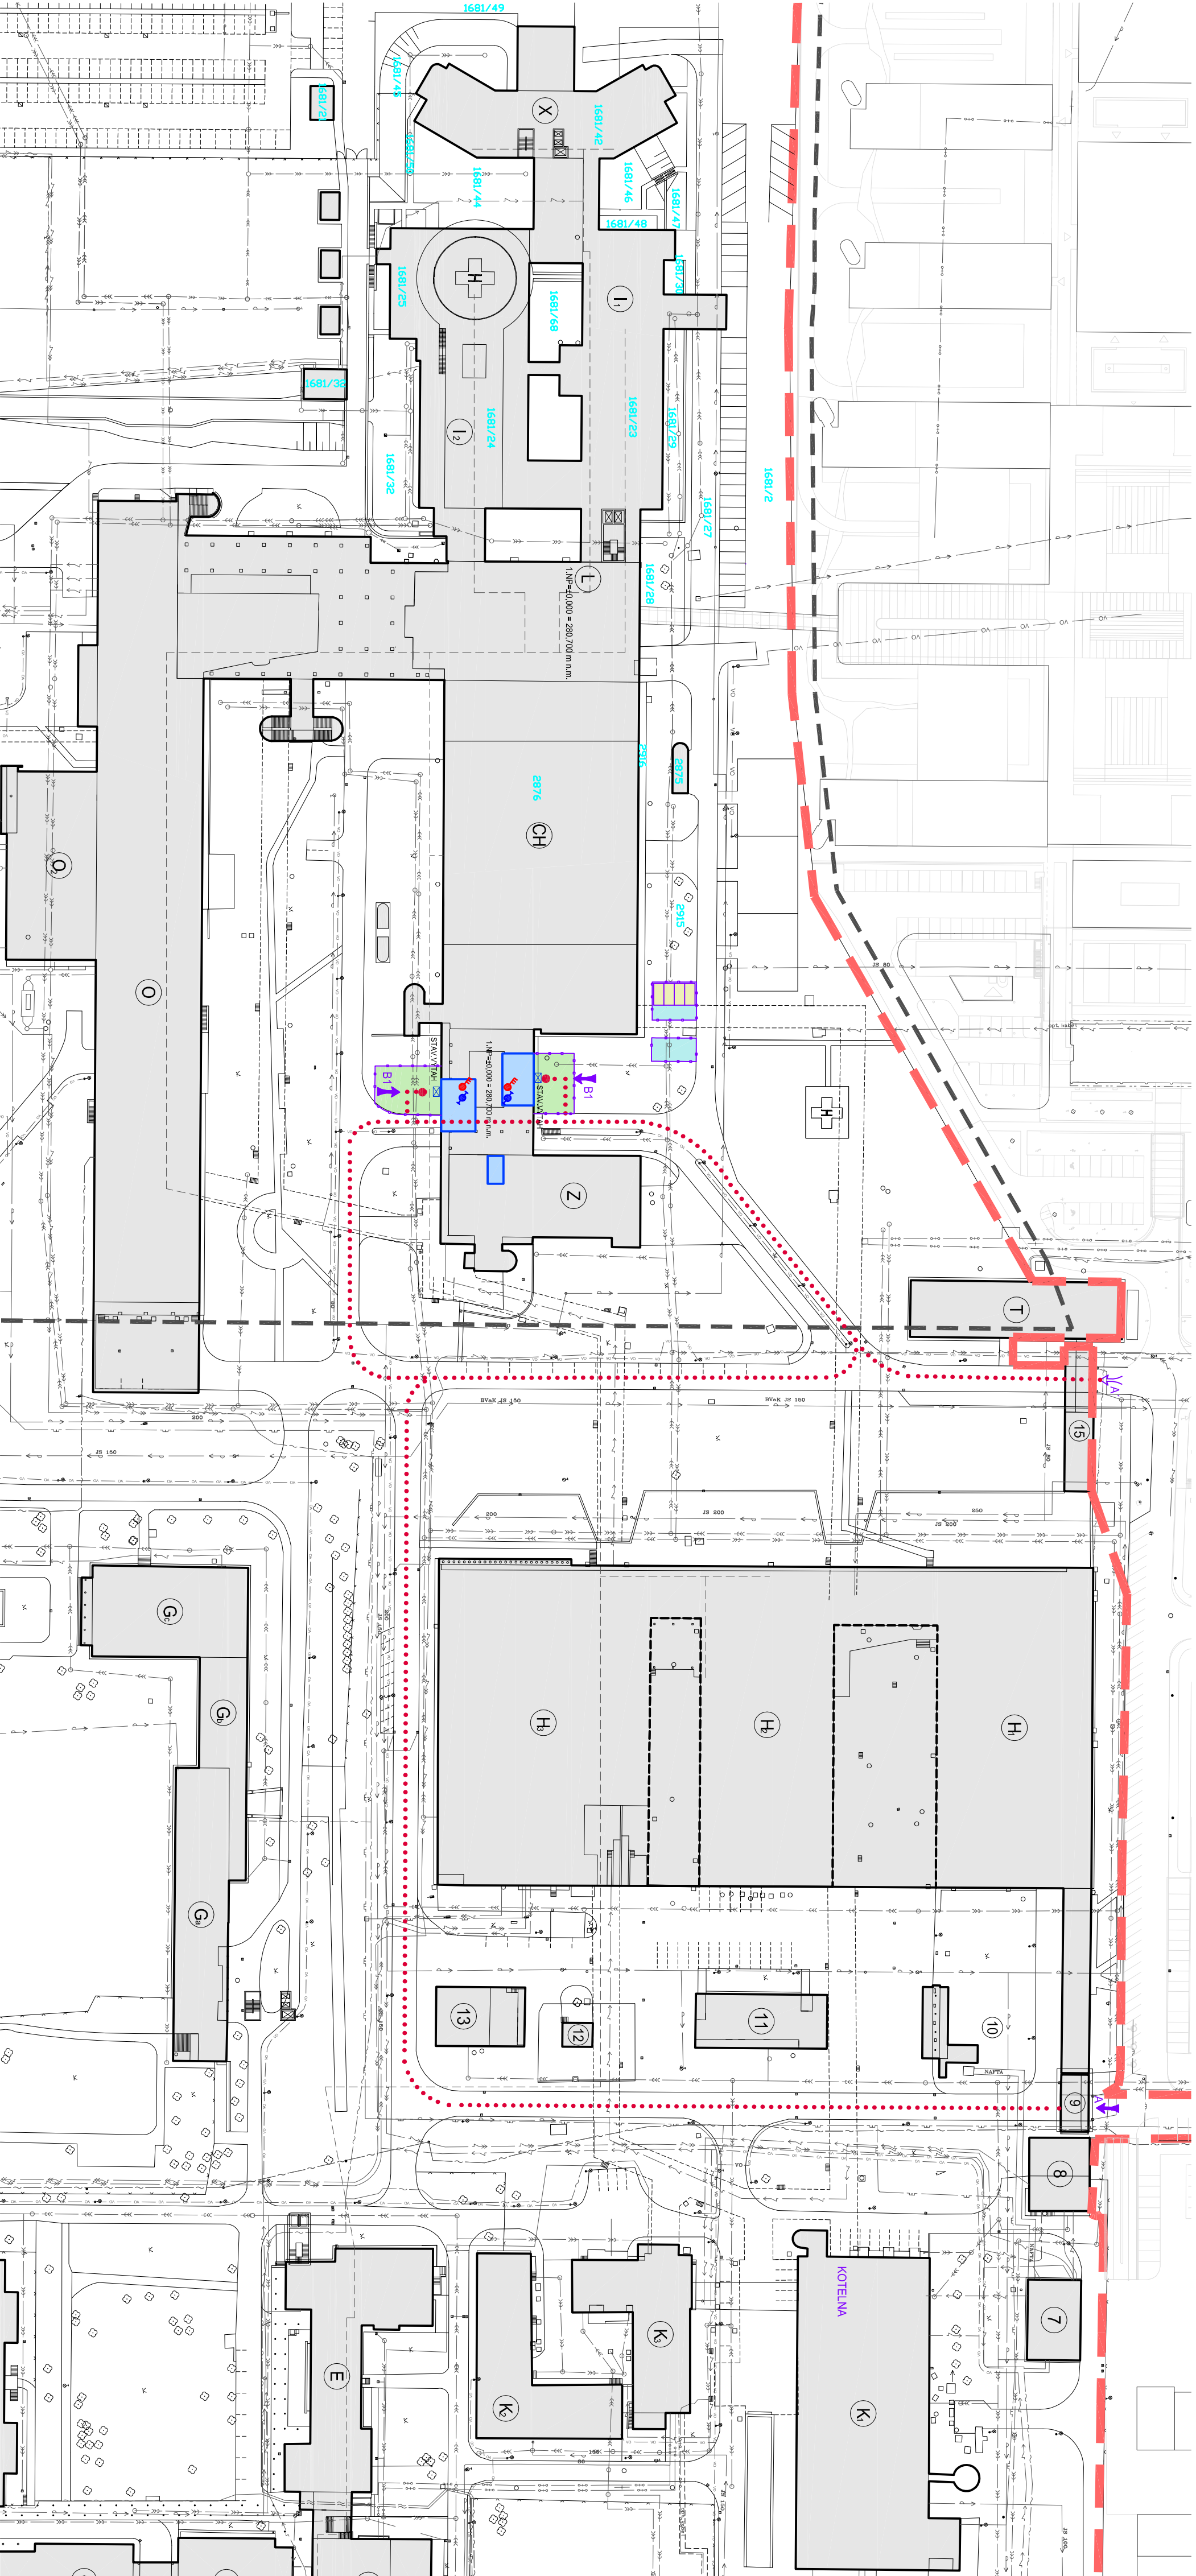

LEGENDA ZOV

- ROZSAH PLÁNOVANÉHO STAVENÍŠTE
- ADMINISTRATIVNÉ PROVOZNI A HYGIENICKE ZARIADENÉ STAVENÍŠTE
- SKLADY A SKLADKY MATERIÁLU
- ZDROJ VODY PRO STAVBU / ZDROJ ELEKTRIČKEHO PRUDU PRO STAVBU (V MIESTE STAVBY)
- HRANICE STAVENÍŠTE - OPOLOENÍ
- HLAVNÝ PRÍJEZD DO AREÁLU FN BRNO - BOHUNICE PRO STAVBU
- PRÍJEZD DO AREÁLU FN BRNO - BOHUNICE PRO LEHKÉ UŽITKOVÉ AUTOMOBILY
- HLAVNÝ VSTUP NA STAVENÍŠTE PRO OSOBY A DROBNÝ MATERIÁL
- PRÍSTUP NA STAVENÍŠTE PRO OSOBY A MATERIÁL


LEGENDA OBJEKTU

- STAVAJÚCI OBJEKTY AREÁLU FN BRNO
- STAVAJÚCI KOMUNIKÁCIE
- STAVAJÚCI INŠTALAČNÍ KANÁLY
- OBJEKT Z - STAVEBNÉ ÚPRAVY VE ZNP ODDĚLENÍ GYN-POR
- KATASTRÁLNÍ ČÍSLO POZEMLKŮ
- HRANICE NEMOCNICNÍHO AREÁLU FN BRNO
- HRANICE KATASTRU BOHUNICE/ STAVY LISKOVEC

LEGENDA INŽENÝRSKÝCH SÍTÍ

- KANALIZACE NEROZLIŠENÁ
- VODOVOD
- VEDENÍ VN
- VEDENÍ NN
- VEDENÍ VO
- VEDENÍ VVO
- TEPLOVOD (PAROVOD)
- SPEŤOVACÍ VEDENÍ
- POTRUBNÍ POŠTA
- ROZVODY CHLADU

SCHEMA AREÁLU

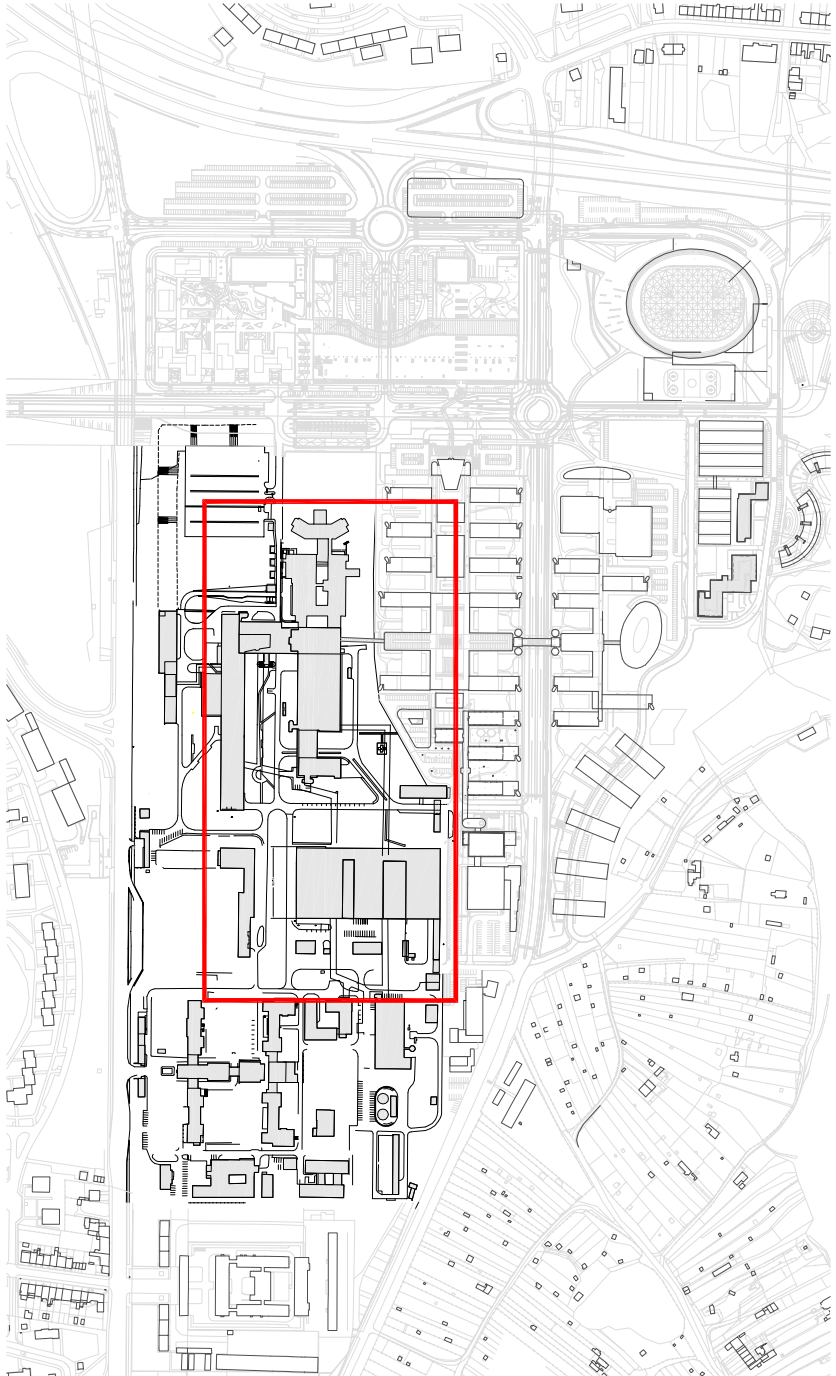

±0,000 = 280,700 m n.m.

Revize	Vypracoval	Popis obsahu revize	Datum

LT PROJEKT PROJEKTOVÁNÍ ZDRAVOTNICKÉ VÝSTAVY		Hlavní inženýr projektu: ING. LUDÉK TOMER Vedoucí projektant zákežky: ING. IVO PRŮCHA		Investor: FAKULTNÍ NEMOCNICE BRNO Fakultní nemocnice Brno Jihlavská 20 625 00 Brno +420 532 231 111 info@fnbrno.cz	
Profese: SIT		Zpracoval dle: LT PROJEKT a.s., Křofova 45, 616 00 Brno Tel: +420 533 445 504 Fax: +420 533 445 506 E-mail: ivoprucha@ltprojekt.cz		Autoři: FAKULTNÍ NEMOCNICE BRNO - PMDV JDS 36 - 2014 06 - 2014 5 A4	
Odpovědný projektant: ING. IVO PRŮCHA		Výpracoval: ING. IVO PRŮCHA		Kontroloval: ING. ARCH. HLADÝ	
Objekt: OBJEKT Z - STAVEBNÉ ÚPRAVY VE ZNP ODDĚLENÍ GYN-POR		Zakazkové číslo: JDS 36 - 2014		Paré: 06 - 2014	
Obrasť: KOORDINAČNÍ SITUACE		Měřítko: 1:1000		Číslo výresu: C2	