


BUDOVA A

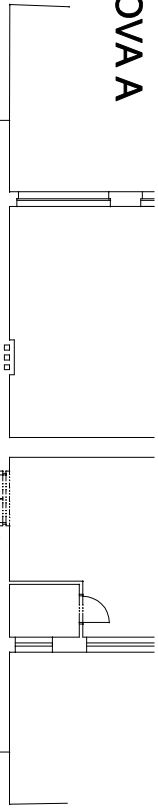

KRUHOVÁ LINKA-2KABEL 2x0,8 P30-R  
SŘEŇA-1KABEL 2x0,8 P30-R  
VEDENO Z ÚSTŘEDNÝ EPS Z OBJEKTU "D" DO KAPLE "C"

B.C.0.02/1


B.C.0.14

KABELOVÝ ŽLAB PRO OHNODOLNÉ KABELY P30-R




ÚSTŘEDNA EPS  
V OBJEKTU "D" KIGOPL

BUDOVA C

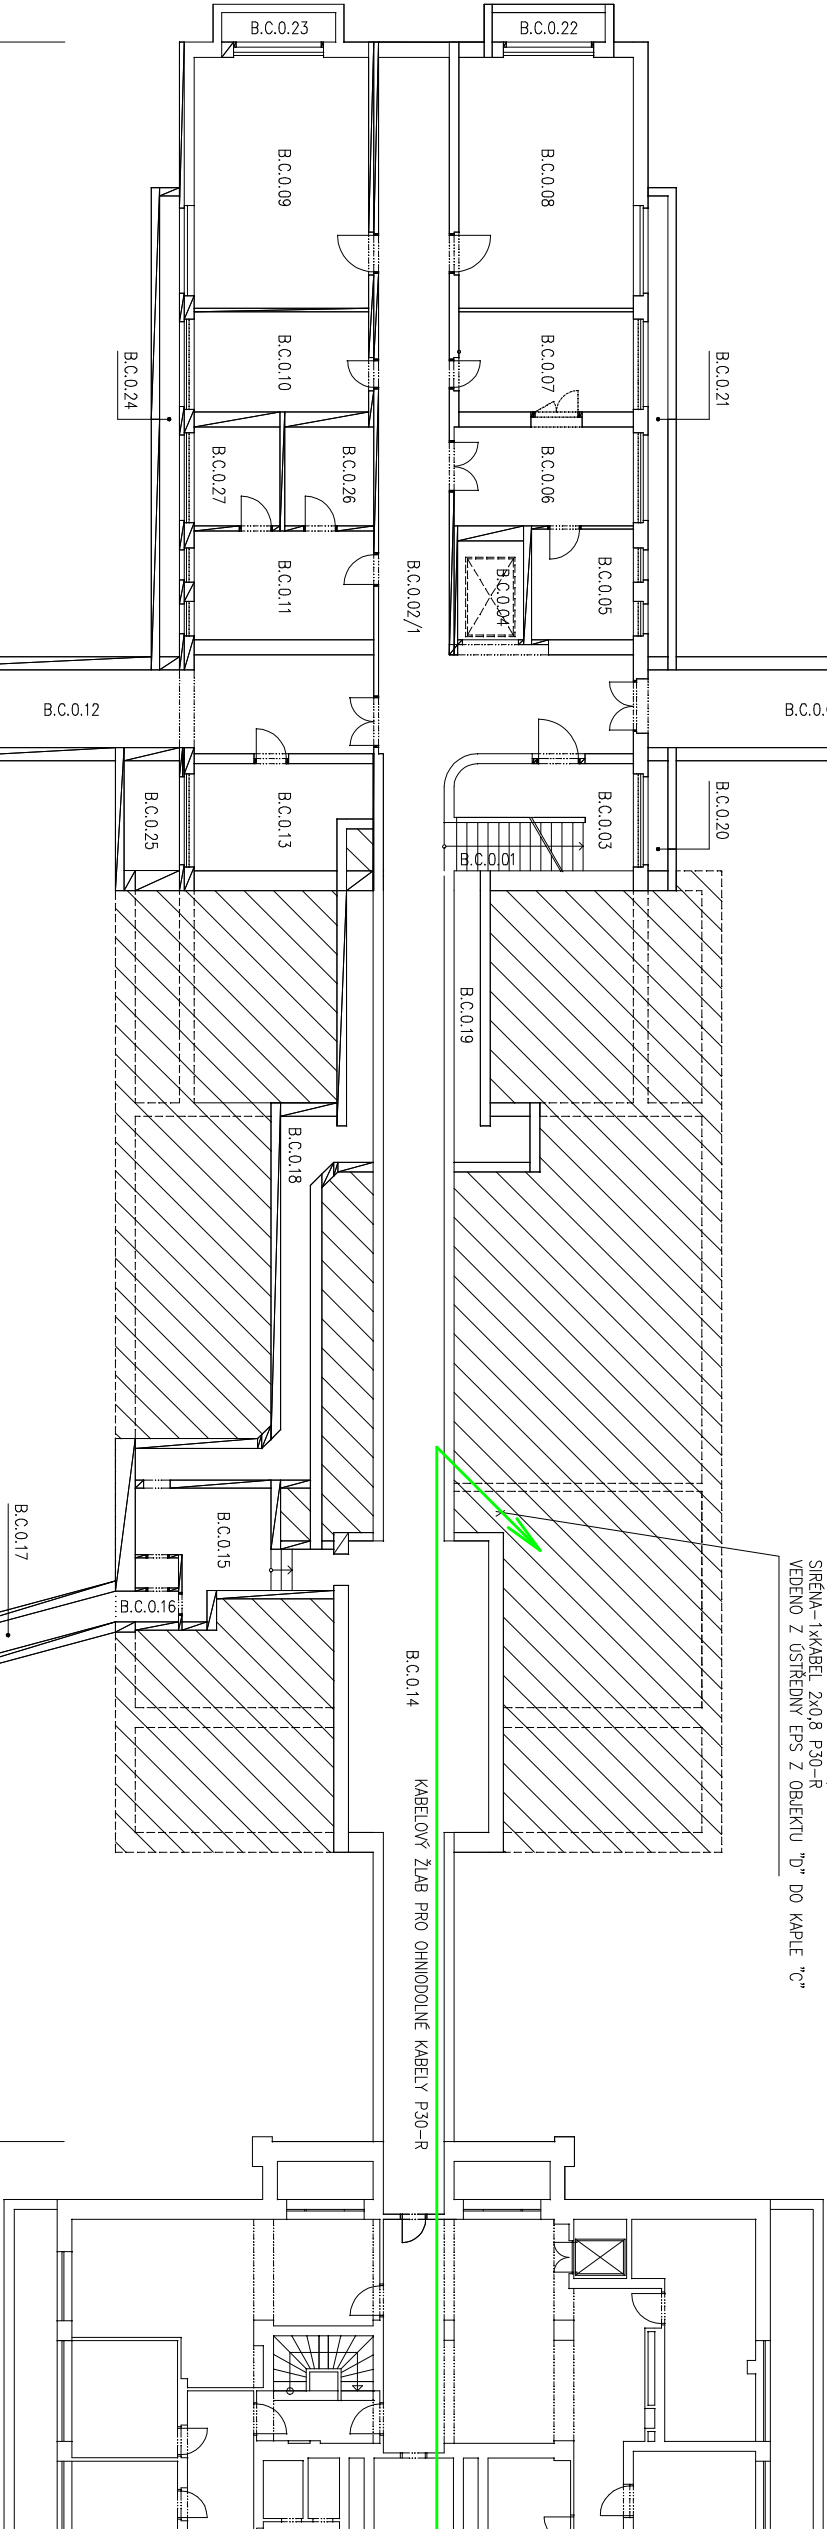

BUDOVA D2

BUDOVA B

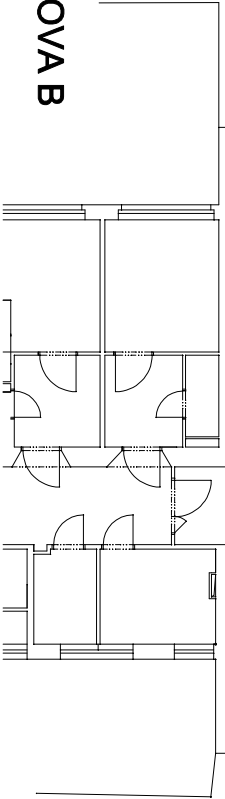

ZODP.PROJEKTANT

ing. Alexa

VYPRACOVAL

ing. Alexa

INVESTOR:



Fakultní nemocnice Brno  
Jihlavská 20, 602 00 Brno  
+420 522 231 111  
fbmo@fbmo.cz

Alexa-projekce s.r.o.  
projektování sdělovacích rozvodů  
Minská 27a, Brno  
info@alexa-projekce.cz

DATUM

05./2023

STUPEŇ

JP

ZAK.ČÍSLO

1311/07/03

FN BRNO JIHLAVSKÁ  
PAVILON C, KAPLE

SLABOPROUD

MĚŘÍTKO

1:200

ČÍSLO VÝKR.

SLP 03

PŮDORYS 1.PP