

I2 - 1.NP


měřítko 1 : 250

aktualizováno - 11 / 2021



TRANSFUZNÍ A TKÁŇOVÉ ODDĚLENÍ

(CENTRUM DÁRCŮ KRVE, VEDENÍ KLINIKY)

RADIOLOGICKÁ KLINIKA

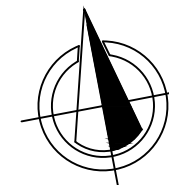

ORIENTAČNÍ PŮDORYSNÉ SCHÉMA

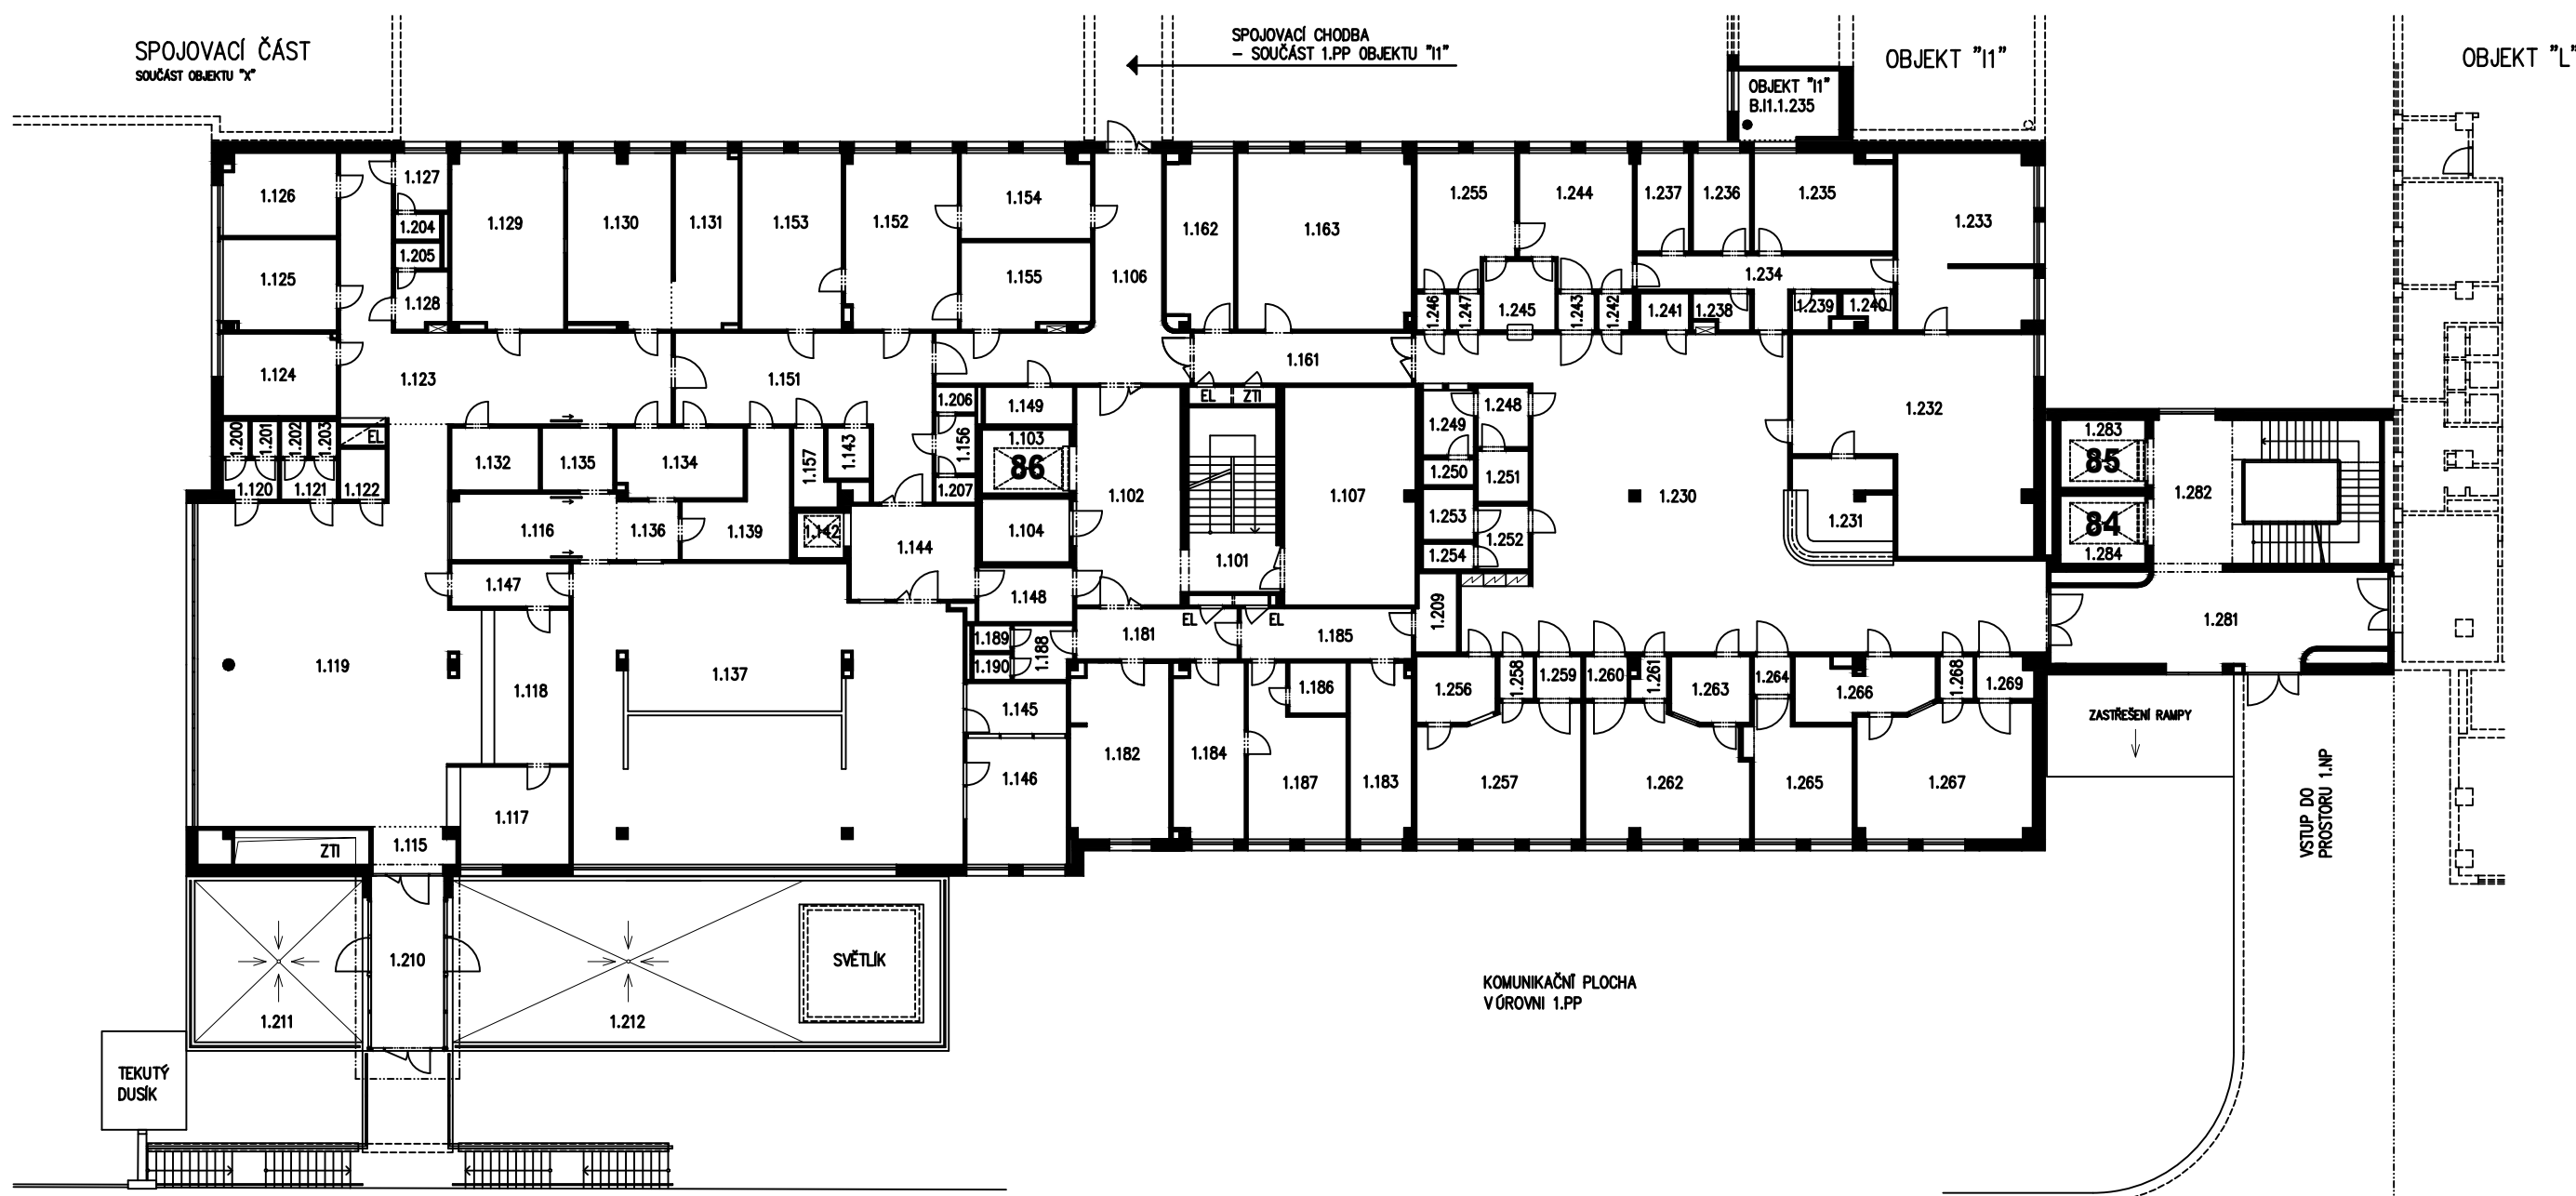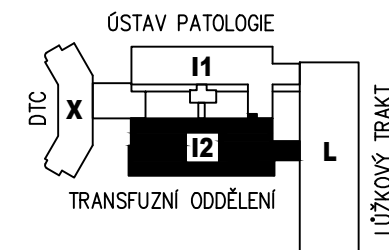

CHODNÍK / KOMUNIKACE

TRANSFUZNÍ A TKÁŇOVÉ ODDĚLENÍ

RADIOLOGICKÁ KLINIKA

KOMUNIKAČNÍ VERTIKÁLA