


Seznam zařízení - střešní

Doplnění chladiva

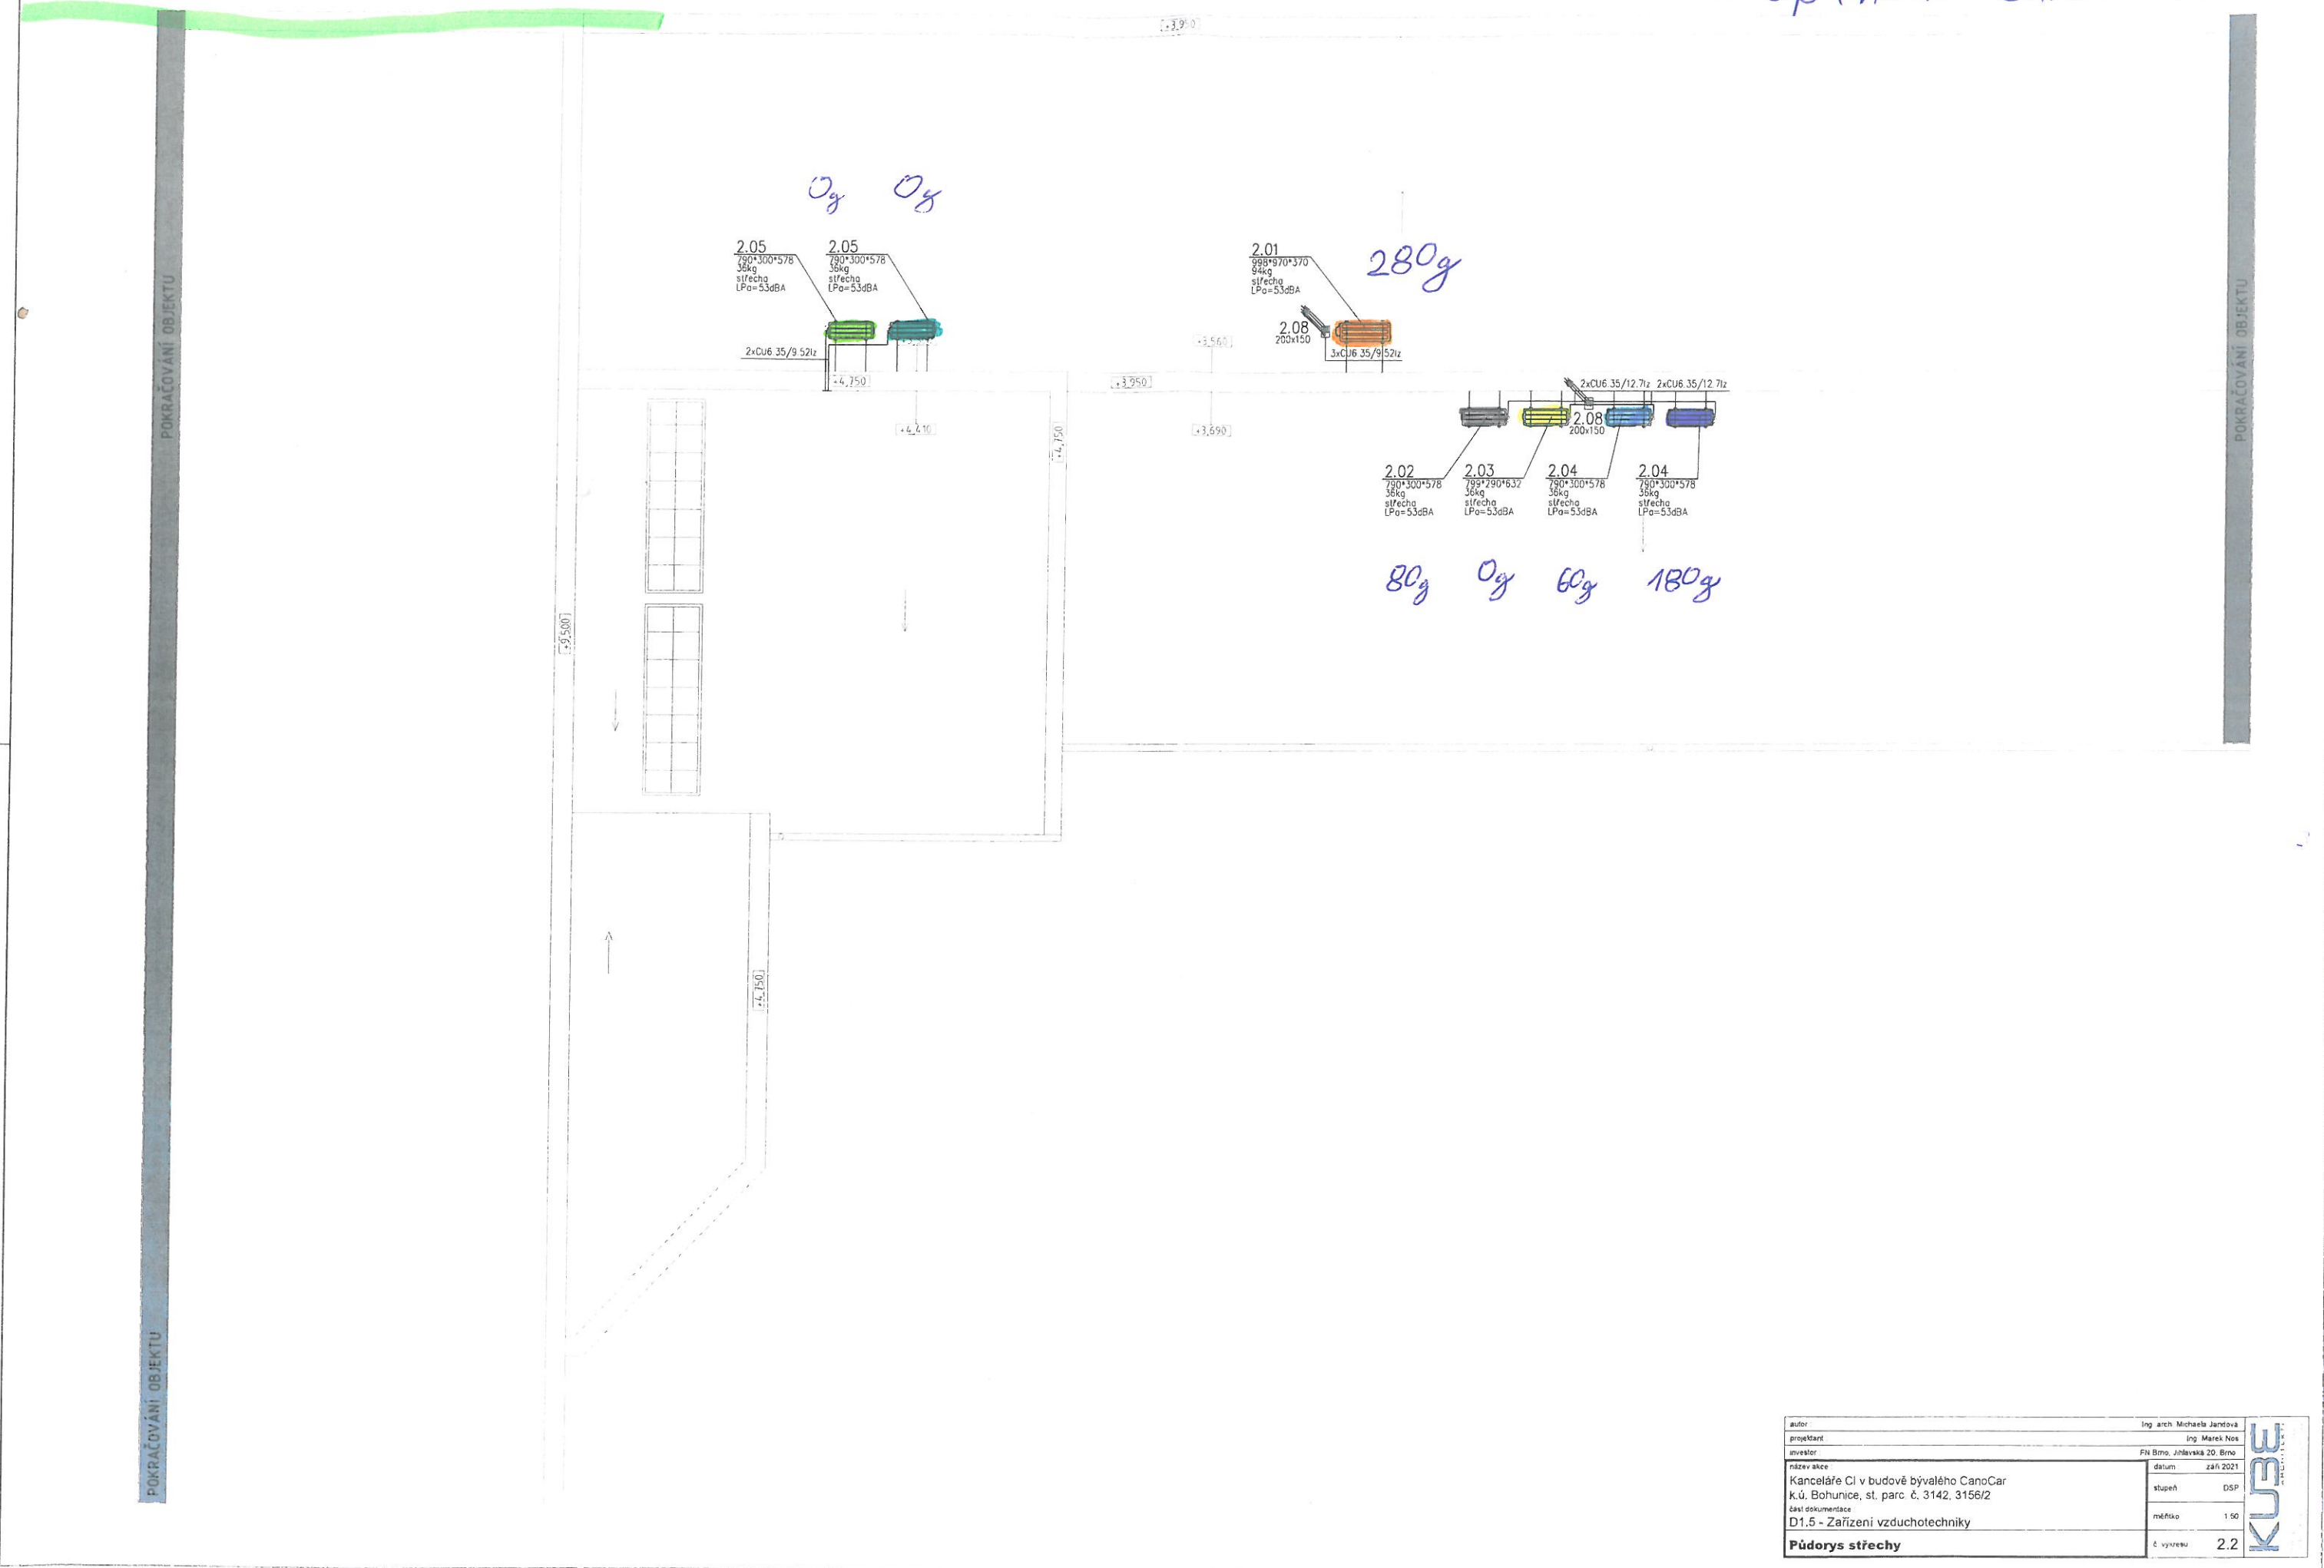

autor	Ing. arch. Michaela Jandová
projektant	Ing. Marek Nos
investor	FIN Bmo, Jihlavská 20, Brno
název akce	datum září 2021
Kanceláře CI v budově bývalého CanoCar	stupeň DSP
k.ú. Bohunice, st. parc. č. 3142, 3156/2	měřítko 1:50
část dokumentace	č. výkresu 2.2
D1.5 - Zařízení vzduchotechniky	
Půdorys střechy	

KUBEL
ARCHITECTS