
 


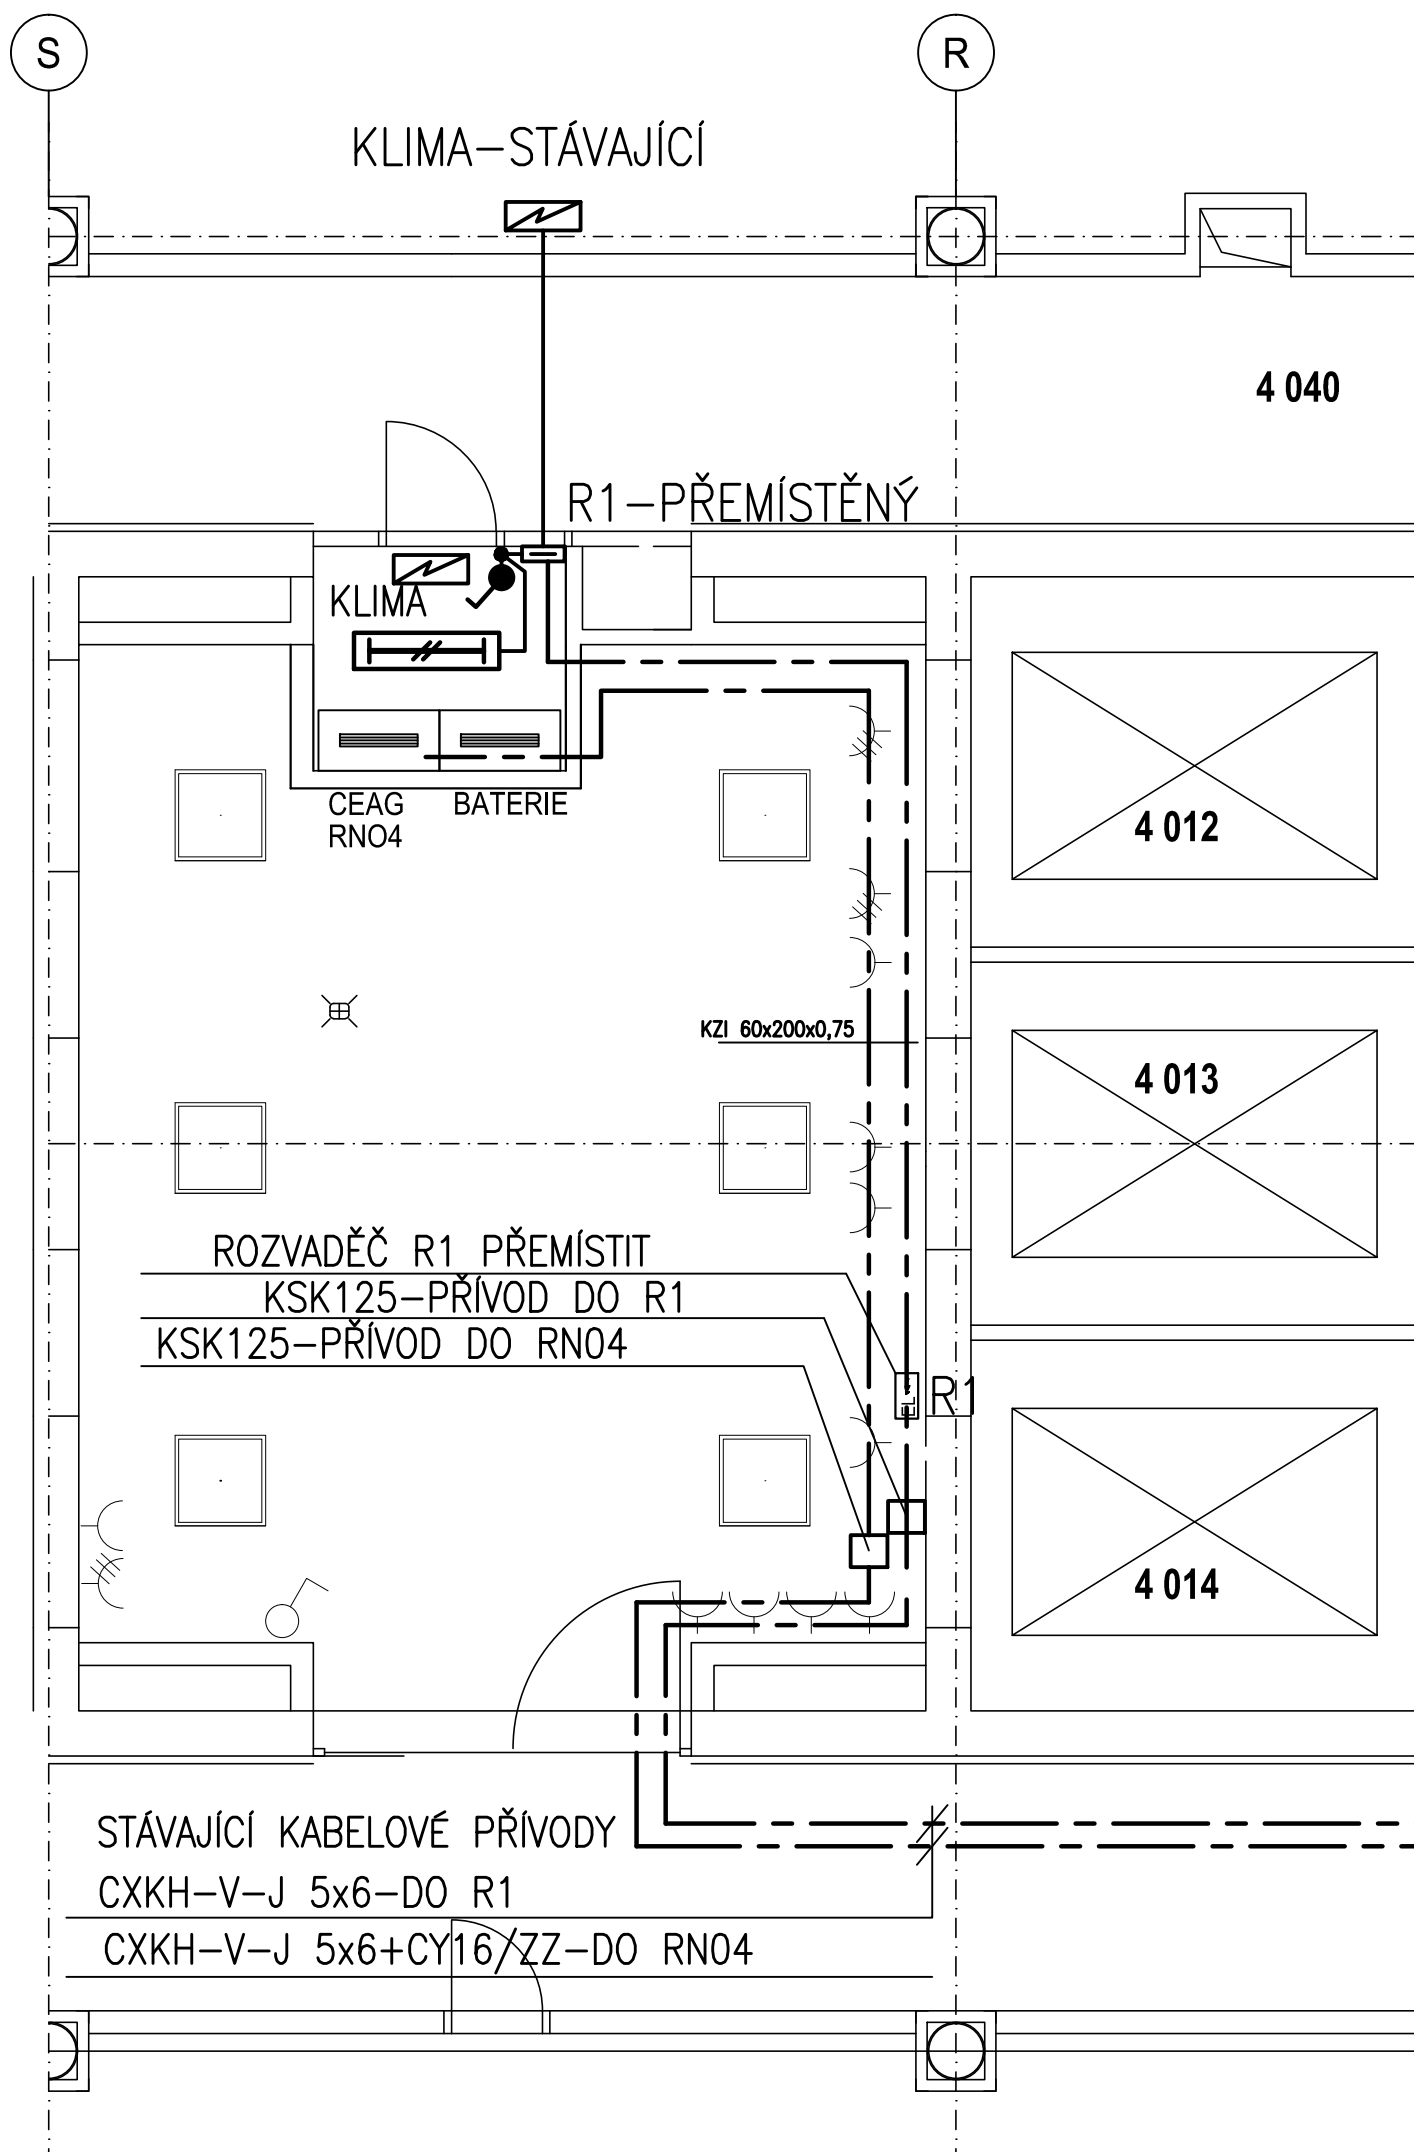

POZNÁMKA:

- PŘÍVOD DO ROZVADĚČE R1 JE NAPOJEN Z ROZVADĚČE RL1 V 6.NP, Z POJISTKOVÉHO ODPOJOVAČE QSU 8-32A
- PŘÍVOD DO GEAG JE NAPOJEN Z ROZVADĚČE RL1 V 6.NP, Z POJISTKOVÉHO ODPOJOVAČE QSU 7-40A
- PO VYPNUTÍ NAPÁJENÍ BUDOU PŘÍVODY PRODLOUŽENY PŘES KRABICE KSK125 PO10J DO ROZVADĚČ R1 A CEAG, UMÍSTĚNÉ NA NOVÉM STANOVÍŠTI
- KRABICE SE INSTALUJÍ NA SPODNÍ STRANU ŽLABU(POD ŽLAB)
- PŮVODNÍ KABELOVÉ ŽLABY BUDOU DEMONTOVÁNY A NAHRAZENY PROTIPŽÁRNÍMI NORMOVÝMI ŽLABY KZI S INTEGROVANÝMI SPOJKAMI TYP KZI 60x200x0,75, UPEVNĚNÝMI PODPĚRAMI NA STĚNU TYP DS 200-S S ODLEHČENÍM ZÁVITOVÝMI TYČEMI
- NOVÉ ŽLABY BUDOU INSTALOVÁNY POD STROPEM, POD NIMI SE INSTALUJE ŽLAB PRO ROZVODY ÚPRAVNÝ VODY(SAMOSTATNÁ AKCE)
- Z PŮVODNÍ MÍSTNOSTI NOO SE DEMONTUJÍ SVĚTLIDLA A JEDNO SE POUŽÍJE PRO OSVĚTLENÍ NOVÉ MÍSTNOSTI, ZÁSUVKY JIŽ NEBUDOU INSTALOVÁNY
- VENKOVNÍ KLIMAJEDNOTKA SE ZKRÁCENÍM PŘÍVODU PŘEPOJÍ DO R1
- DO NOVÉ MÍSTNOSTI SE PŘEPOJÍ ČIDLO POŽÁRNÍHO HLÁSIČE A ROZVODY CHLADU K PŘEMÍSTĚNÉ VNITŘNÍ JEDNOTCE KLIMATIZACE



ROZVODNÁ SOUSTAVA : 3 NPE AC 400V/ TN-S
OCHRANNÁ OPATŘENÍ DLE ČSN 33-2000-4-41ed3 :
OCHRANA ZÁKLADNÍ : IZOLACÍ, KRYTY
OCHRANA PŘI PORUŠĚ :
NORMÁLNÍ - AUTOMATICKÝM ODPOJENÍM OD ZDROJE
VNĚJŠÍ Vlivy: NEZVYŠUJÍCÍ NEBEZPEČÍ ÚRAZU EL.PROUDEM

Profese: ELEKTRO	Zpracovatel dílu: ING.JAROMÍR GLOVINA, Prušánecká 4, 628 00 Brno Tel.: +420 604 328 790 E-mail: glovinaj@gmail.com	Autorizace / revize:	
Odpovědný projektant:	Vypracoval:	Kontroloval:	
	ING. JAROMÍR GLOVINA		
Akce: FAKULTNÍ NEMOCNICE BRNO PŘEMÍSTĚNÍ CENTRÁLNÍ BATERIE CEAG		Zakázkové číslo:	Paré:
Objekt: BUDOVA L - 4.NP		Datum: 11. 2024	
Obsah: ÚPRAVA ELEKTROINSTALACE - 4.NP		Formát: 2A4	
		Stupeň: PROVÁDĚCÍ DOKUMENTACE	
		Měřítko: 1:50	Číslo výkresu: D1.06-101