
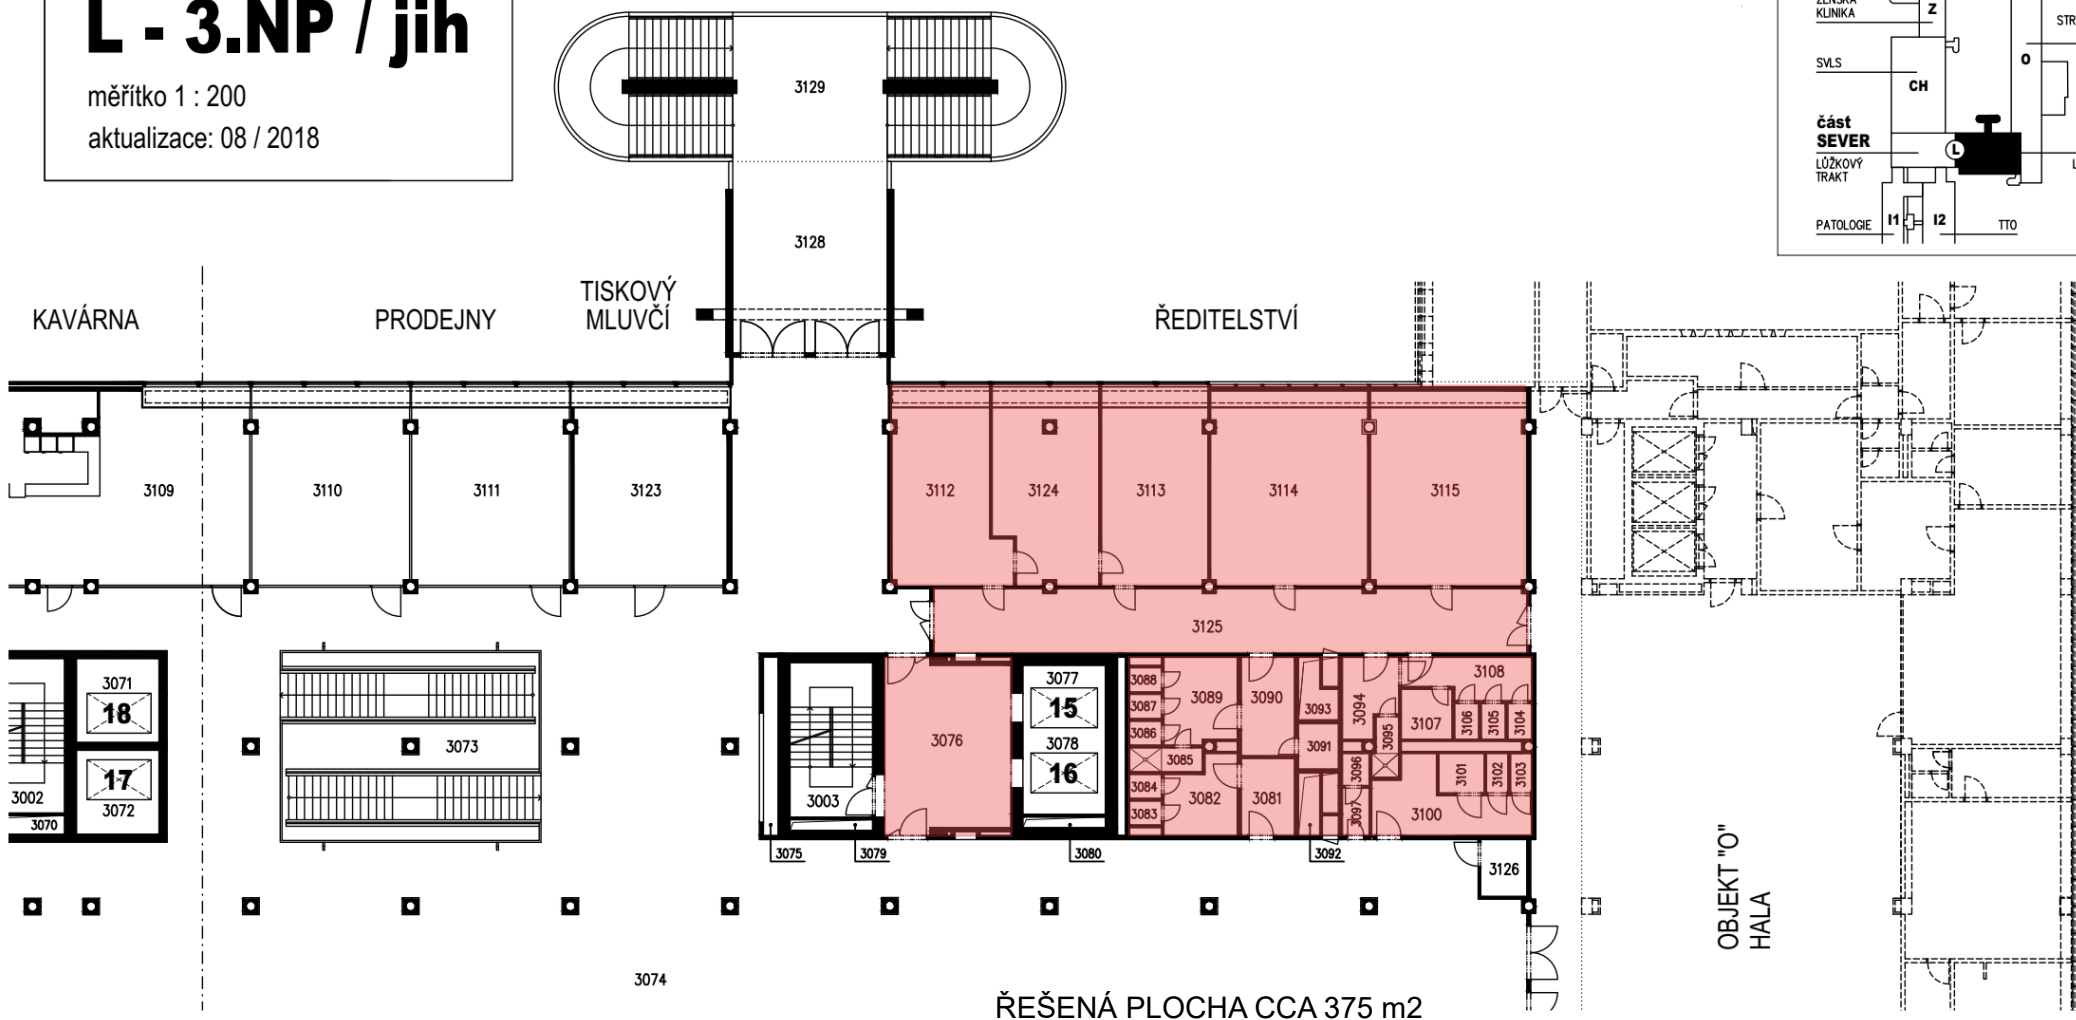


L - 3.NP / jih

měřítko 1 : 200

aktualizace: 08 / 2018

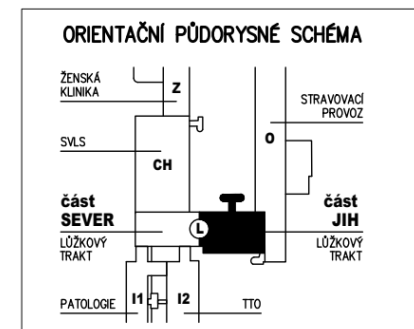

REKONSTRUKCE KANCELÁŘÍ OPV A OPRAVA HYG.ZÁZEMÍ V 3.NP OBJEKTU L

Kompletní rekonstrukce rozvodů ZTI, také v podhledech

Rekonstrukce elektro, topení, VZT, osvětlení

Úprava dispozic stávajícího právního oddělení a hyg.částí

Přesun archivu do náhradních prostor



L - 2.NP / jih

měřítko 1 : 200

aktualizace: 04 / 2015

RDK / ŘÍDÍČÍ ÚSEK

 PODATELNA, POKLADNA, OČNÍ OPTIK

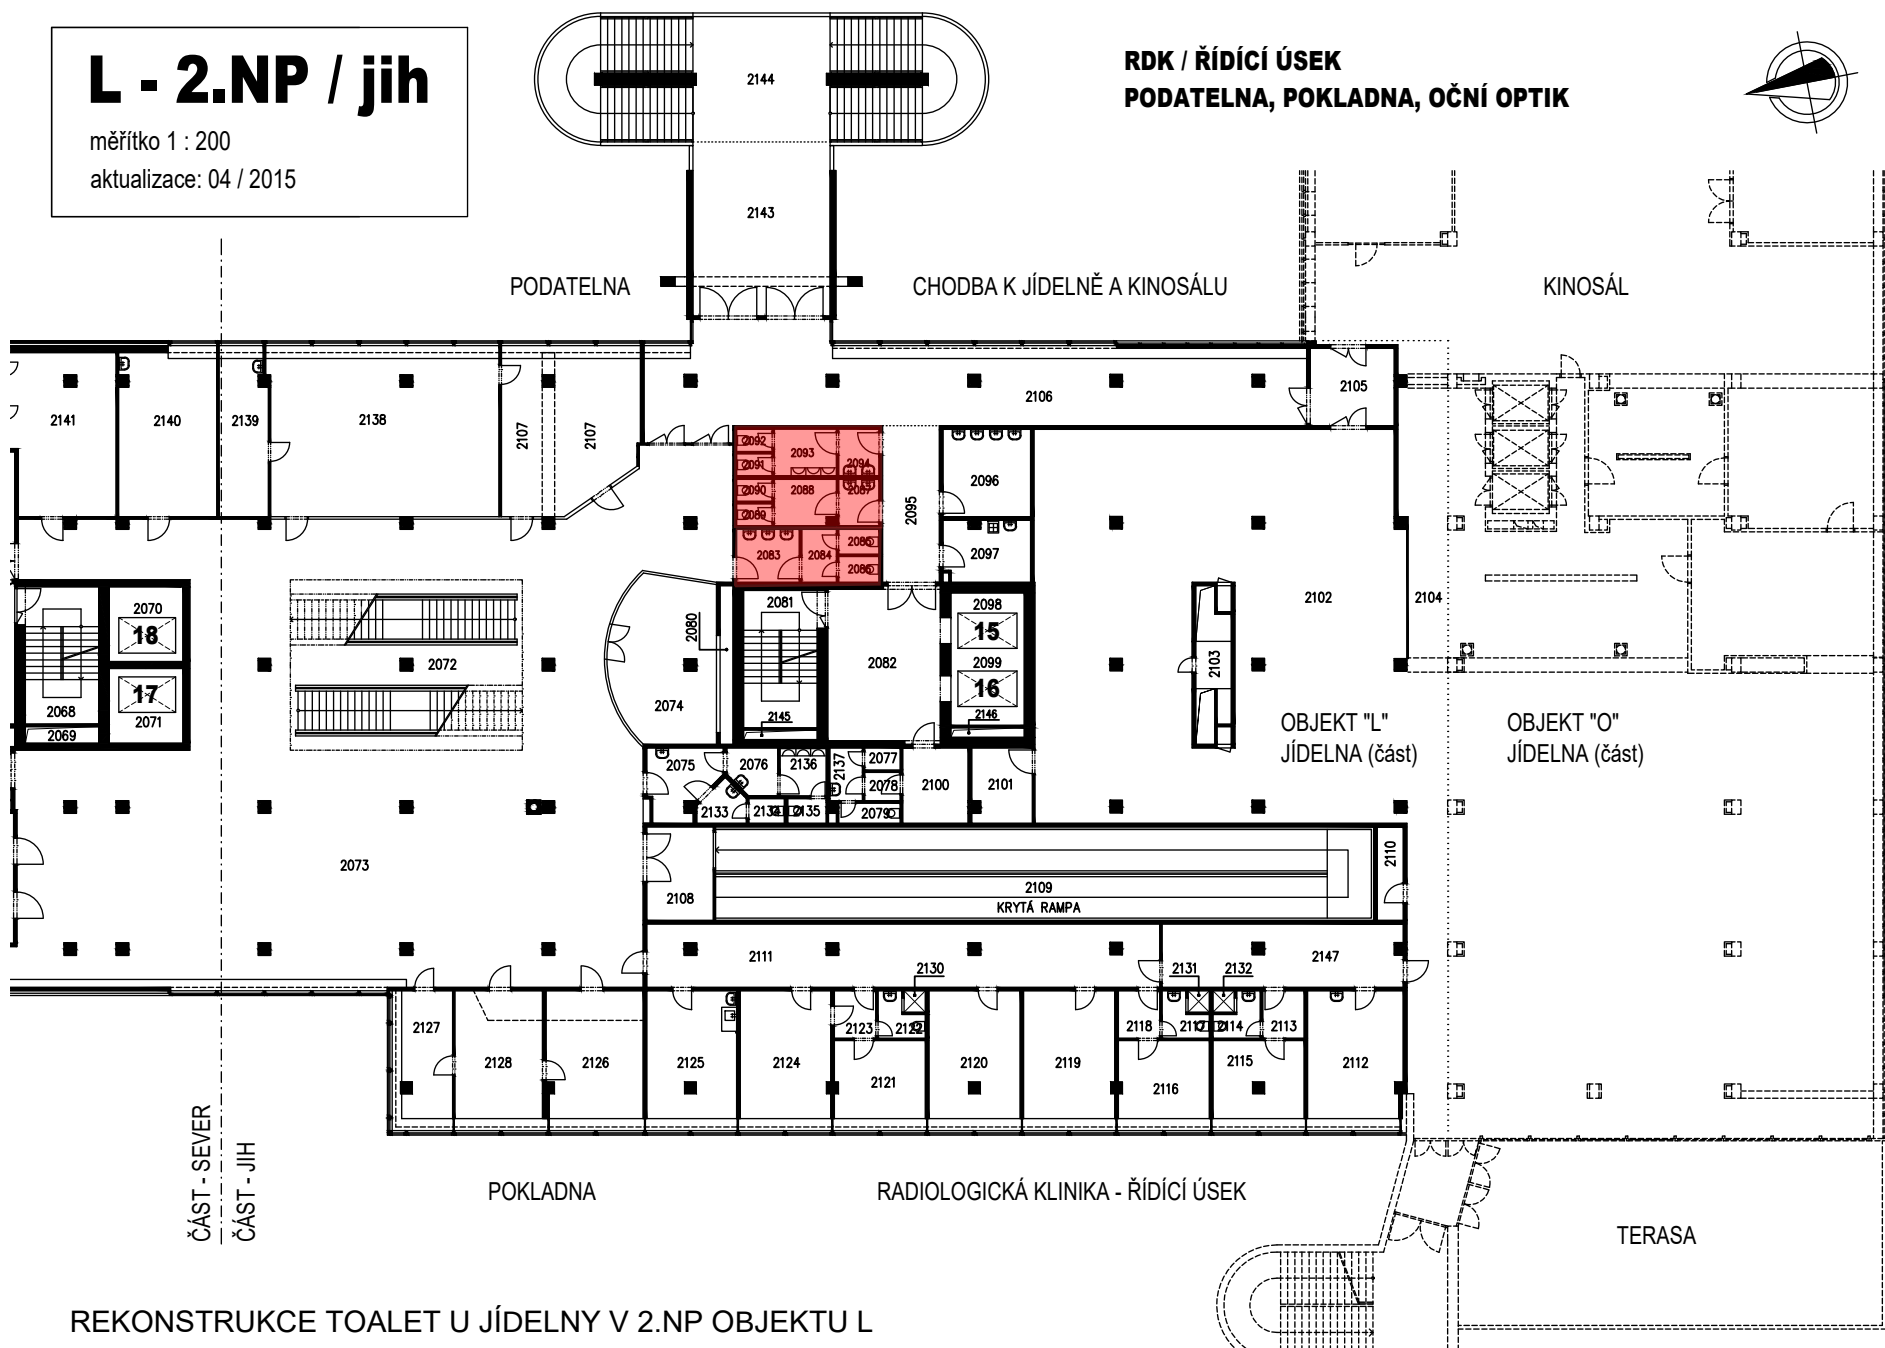


REKONSTRUKCE TOALET U JÍDELNY V 2.NP OBJEKTU L

Půdorys 1.PP


Stravovací stavení



REKONSTRUKCE ŠATEN A TOALET PRO STRAVOVACÍ PROVOZ V 1.PP OBJEKTU O

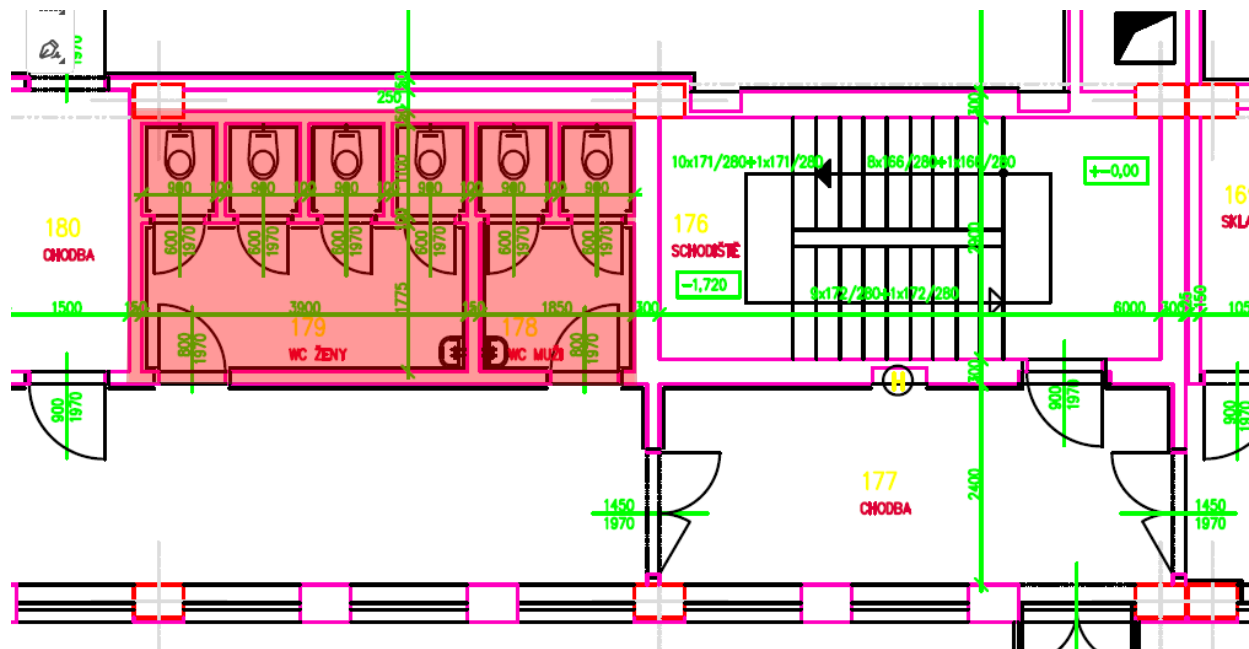


Toalety stravovacího provozu 1.NP objektu O

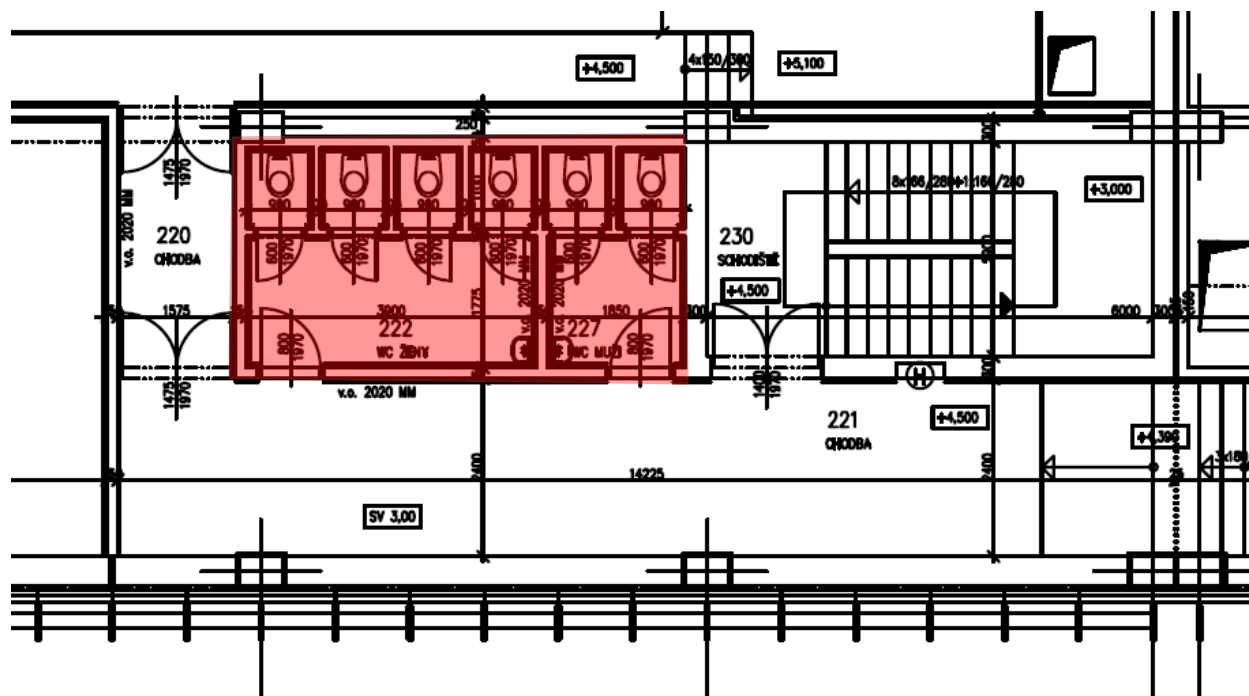

Toalety stravovacího provozu 2.NP objektu O

H3 - 1.NP

 měřítko 1 : 300



REKONSTRUKCE ŠATEN A SOCIÁLNÍHO ZÁZEMÍ PRADELNY V OBJEKTU H3