



L - 3.NP / jih

měřítko 1 : 200

aktualizace: 08 / 2018

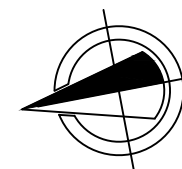

ORIENTAČNÍ PŮDORYSNÉ SCHÉMA

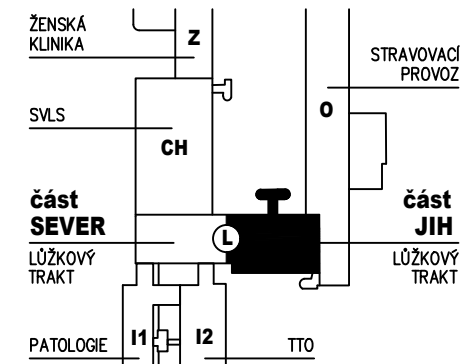

REKONSTRUKCE KANCELÁŘÍ A HYG.ZÁZEMÍ V 3.NP

Kompletní rekonstrukce rozvodů ZTI, také v podhledech
Rekonstrukce elektro, osvětlení, vytápění, VZT, slp, eps, ezs, MaR
Úprava dispozic kanceláří, hyg. zázemí, interiér
Přesun archivu do náhradních prostor, pbř, případně vyjádření HZS
Vytvoření nové místnosti pro REK

KANCELÁŘE

KANCELÁŘE

OBJEKT "O"
HALA

TERASA
(V ÚROVNI 2.NP)

ČÁST - SEVER
ČÁST - JIH

KANCELÁŘE OVPZ

DĚTSKÝ KOUTEK

PRODEJNY



L - 3.NP / jih



PŘEDBĚŽNÝ NÁVRH ŘEŠENÍ



L - 2.NP / jih

měřítko 1 : 200

 aktualizace: 04 / 2015

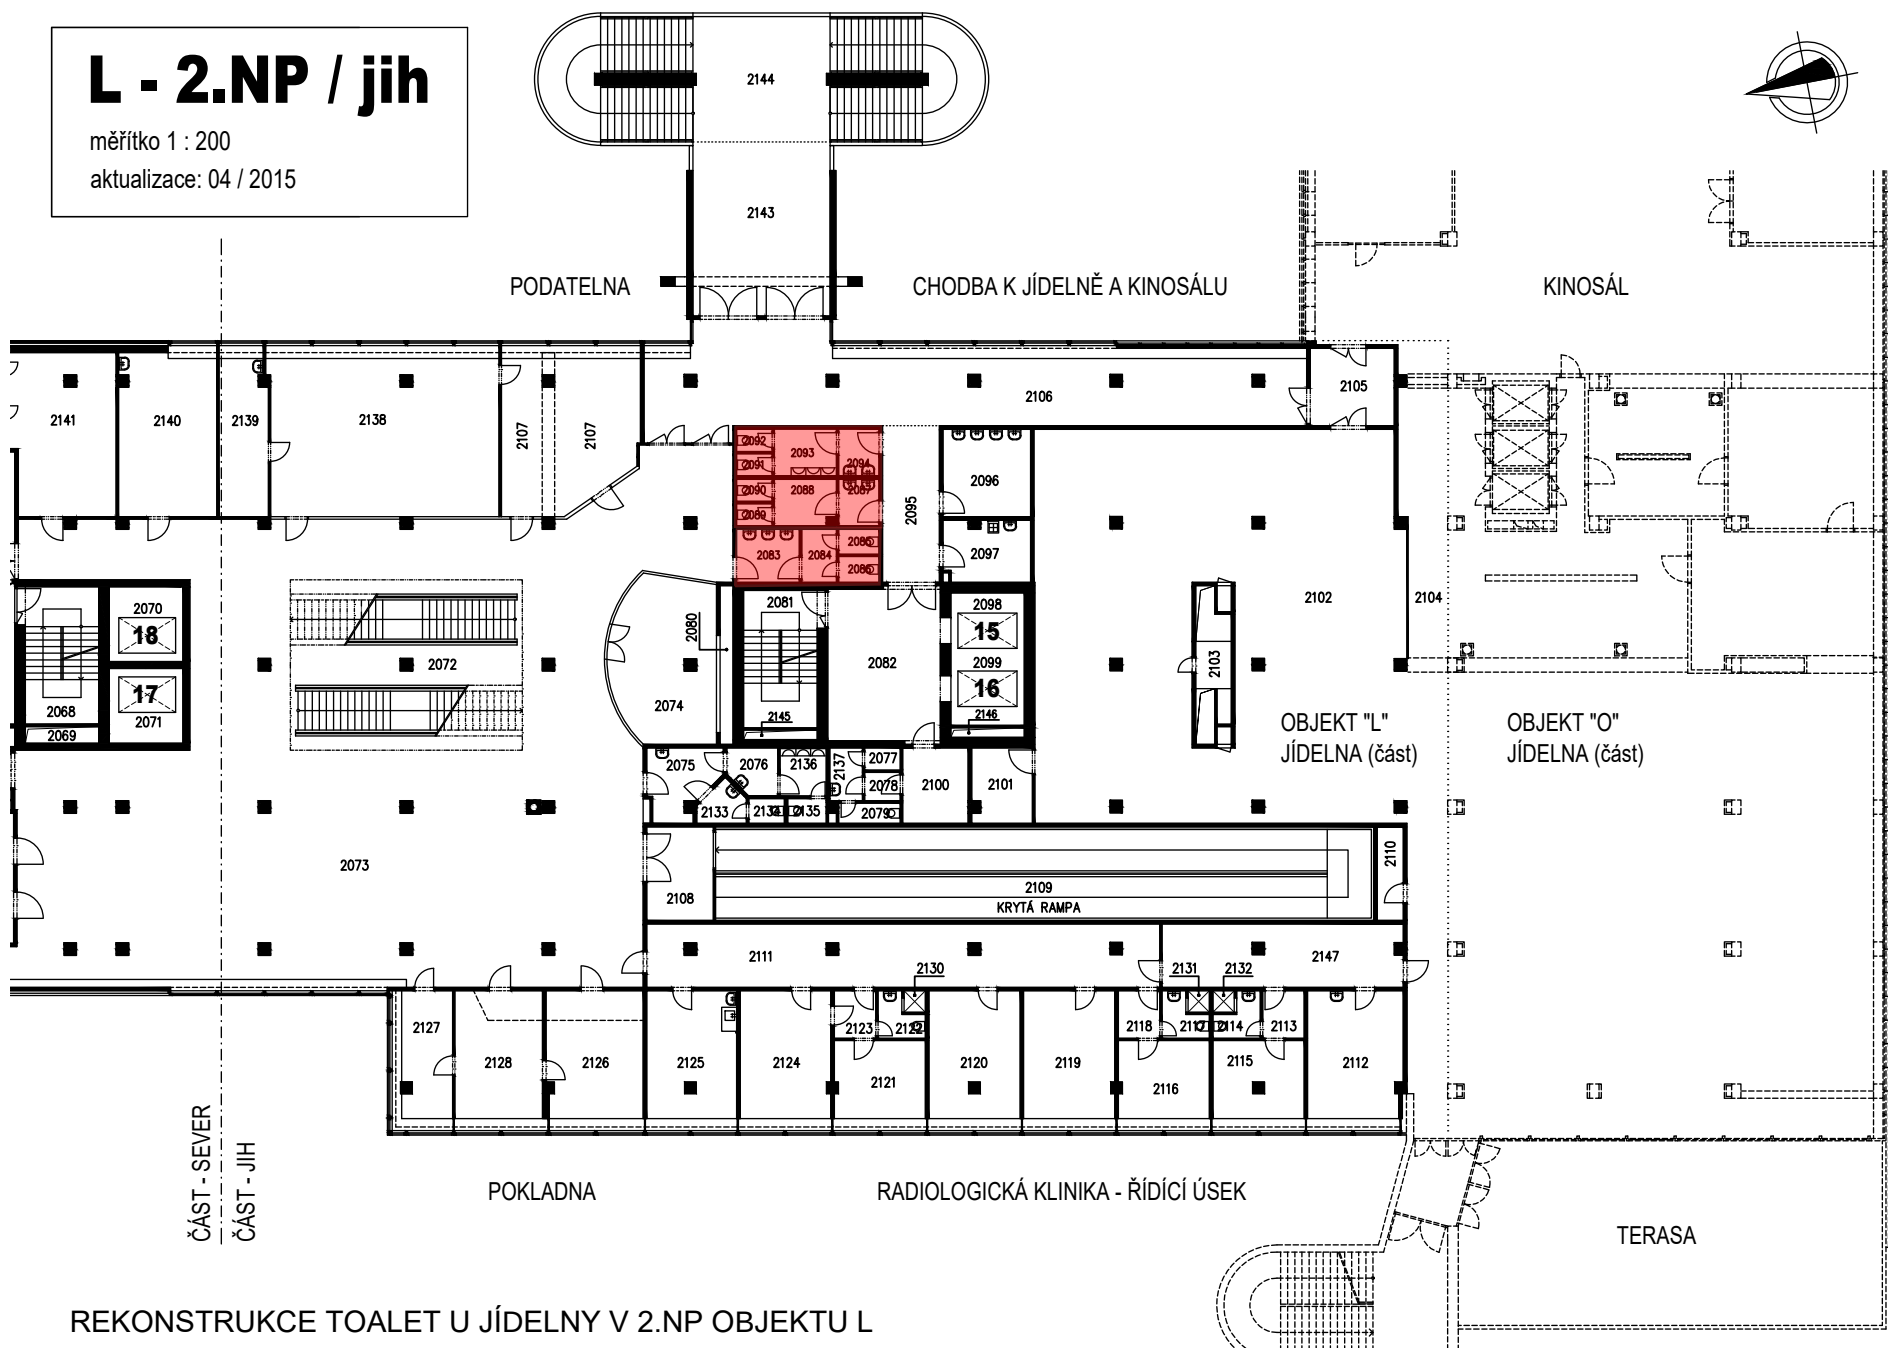


Půdorys 1.PP


Stravovací stáv



REKONSTRUKCE ŠATEN A TOALET PRO STRAVOVACÍ PROVOZ V 1.PP OBJEKTU O

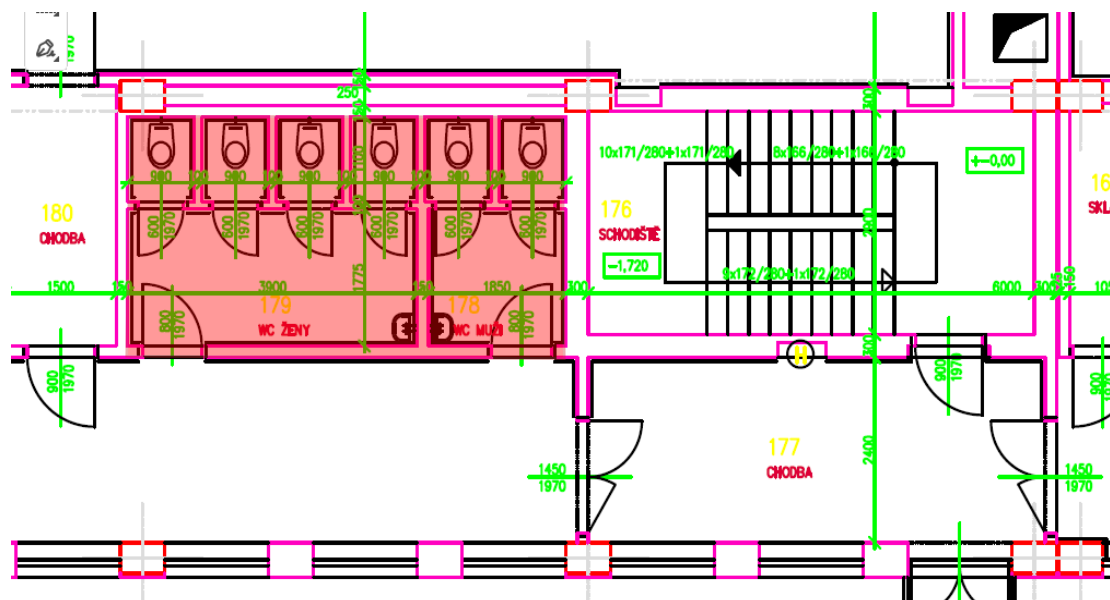


REKONSTRUKCE TOALET STRAVOVACÍHO PROVOZU
V 1.NP OBJEKTU O

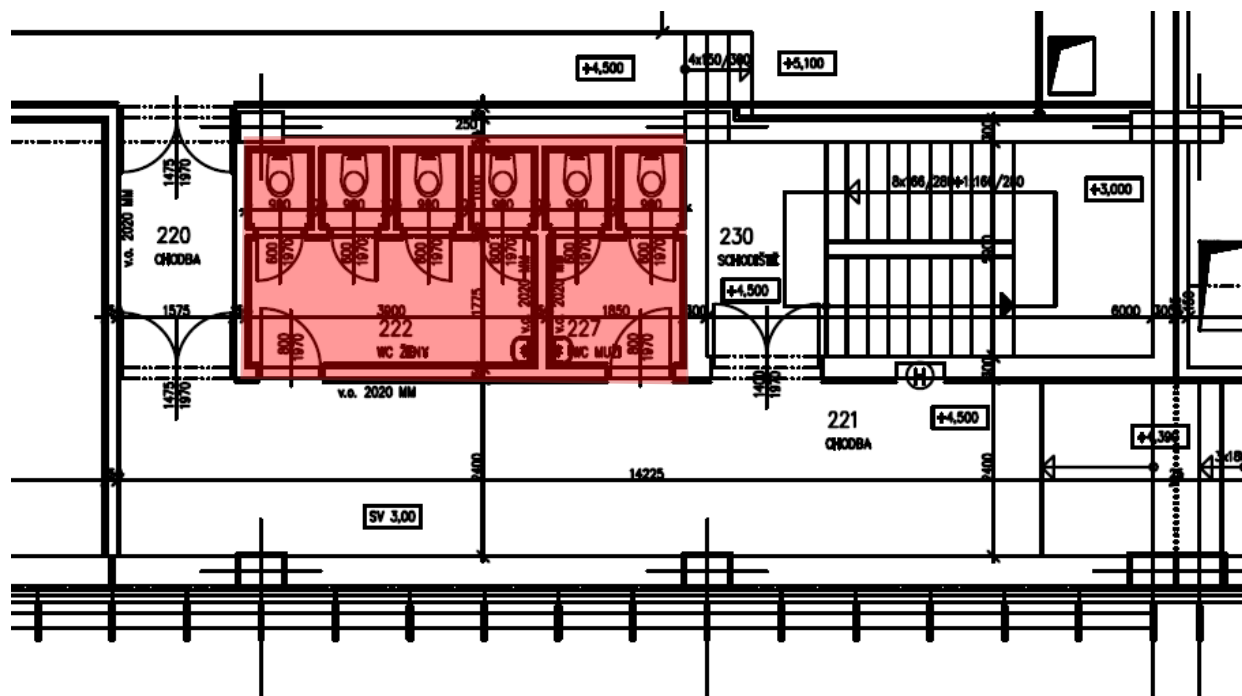

REKONSTRUKCE TOALET STRAVOVACÍHO PROVOZU
V 2.NP OBJEKTU O

H3 - 1.NP

 měřítko 1 : 300



REKONSTRUKCE ŠATEN A SOCIÁLNÍHO ZÁZEMÍ PRADELNY V OBJEKTU H3