



OSA SLOUPŮ



19

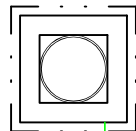

18

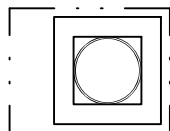

17

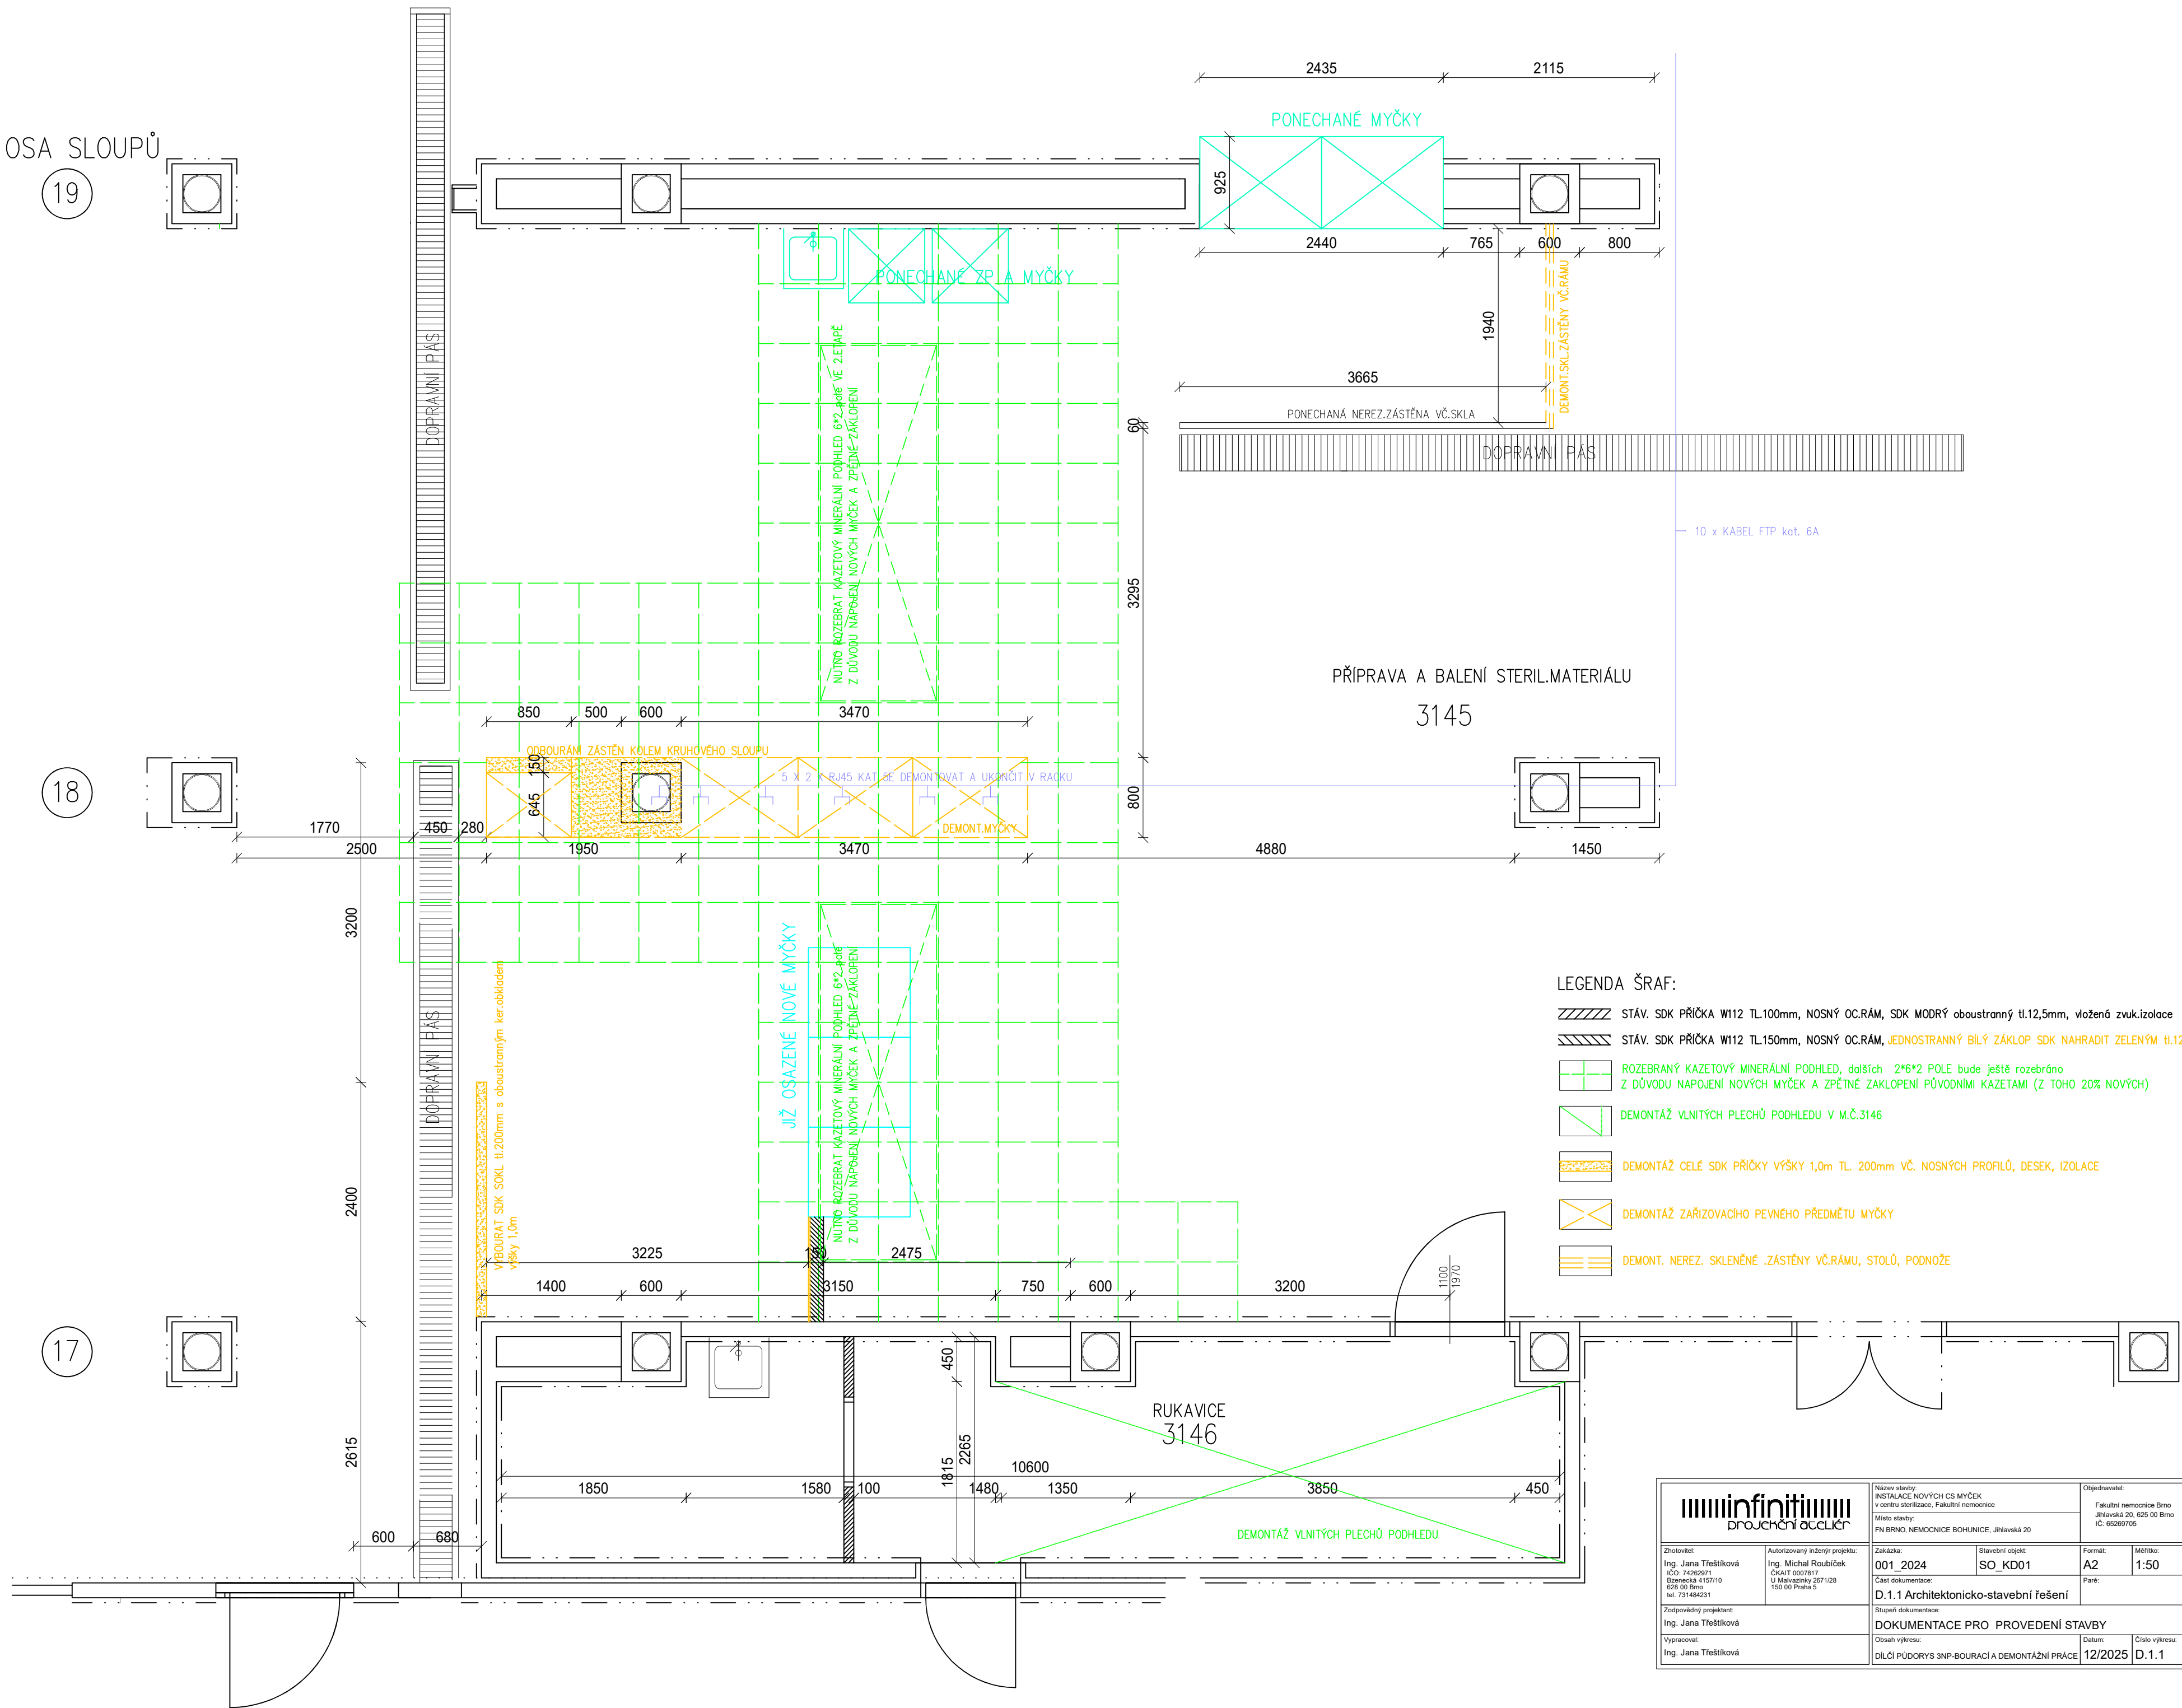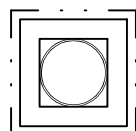

LEGENDA ŠRAF:

- STAV. SDK PŘÍČKA W112 TL.100mm, NOSNÝ OC.RÁM, SDK MODRÝ oboustranný tl.12,5mm, vložená zvuk izolace
- STAV. SDK PŘÍČKA W112 TL.150mm, NOSNÝ OC.RÁM, JEDNOSTRANNÝ BILÝ ZÁKLOP SDK NAHRADIT ZELENÝM tl.12,5mm
- ROZEBRANÝ KAZETOVÝ MINERÁLNÍ PODHLED, dalších 2*6*2 POLE bude ještě rozebráno
Z DŮVODU NAPOJENÍ NOVÝCH MYČEK A ZPĚTNÉ ZÁKLOPENÍ PŮVODNÍMI KAZETAMI (Z TOHO 20% NOVÝCH)
- DEMONTÁŽ VLNITÝCH PLECHŮ PODHLEDU V M.Č.3146
- DEMONTÁŽ CELÉ SDK PŘÍČKY VÝŠKY 1,0m TL. 200mm VČ. NOSNÝCH PROFILŮ, DESEK, IZOLACE
- DEMONTÁŽ ZAŘÍZOVACÍHO PEVNÉHO PŘEDMĚTU MYČKY
- DEMONT. NEREZ. SKLENĚNÉ .ZÁSTĚNY VČ.RÁMU, STOLŮ, PODNOŽE

<div> proučeni occlier</div>		Název stavby: INSTALACE NOVÝCH CS MYČEK v centru sterilizace, Fakultní nemocnice		Objednavatel: Fakultní nemocnice Brno Jihlavská 20, 602 00 Brno IČ: 65269705	
Místo stavby: FN BRNO, NEMOCNICE BOHUNICE, Jihlavská 20		Zakázka: 001_2024		Stavební objekt: SO_KD01	
Zhotovitel: Ing. Jana Třeštková IČO 74262971 Běnovská 410/10 602 00 Brno tel. 731464231		Autorizovaný inženýr projektu: Ing. Michal Roubíček ČKAIT 0007812 U Malostranský 267/128 150 00 Praha 5		Formát: A2	
Zodpovědný projektant: Ing. Jana Třeštková		Část dokumentace: D.1.1 Architektonicko-stavební řešení		Měřítko: 1:50	
Vypracoval: Ing. Jana Třeštková		Stupeň dokumentace: DOKUMENTACE PRO PROVEDENÍ STAVBY		Par:	
Obsah výkresu: DÍLČÍ PŮDORYS 3NP-BOURACÍ A DEMONTÁŽNÍ PRÁCE		Datum: 12/2025		Číslo výkresu: D.1.1	