


RETENČNÍ NÁDRŽ


RETENČNÍ NÁDRŽ Z BLOKŮ - PVC/PE FÓLIE
ROZMĚR BLOKŮ: 0,80 x 0,80 x 0,32 m, OBJEM 205 l, CELKEM 33 ks
RETENČNÍ OBJEM: 6,6 m³

ŘEZ

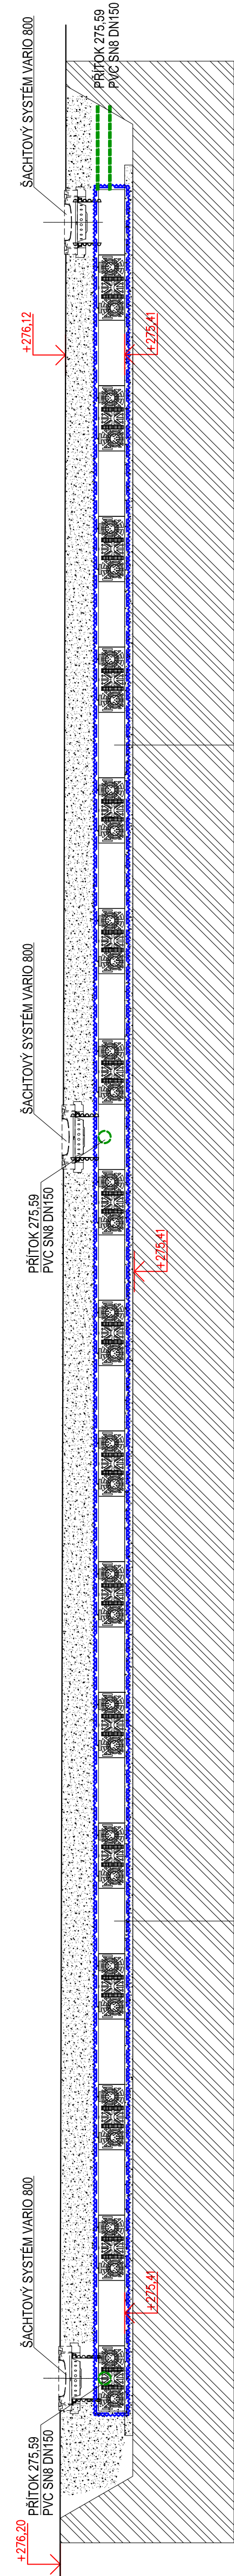

PLASTOVÝ BLOK O ROZMĚRU 0,8x0,8x0,32 m
GEOTEXTILIE 300 g/m²
NEPROPUSTNÁ PVC/PE FÓLIE TL. MIN. 3 mm
GEOTEXTILIE 300 g/m² (OCHRANA FÓLIE)
VYROVNÁVACÍ VRSTVA ŠTĚRKU FR. 0/8 mm TL. 100 mm

PŮDORYS

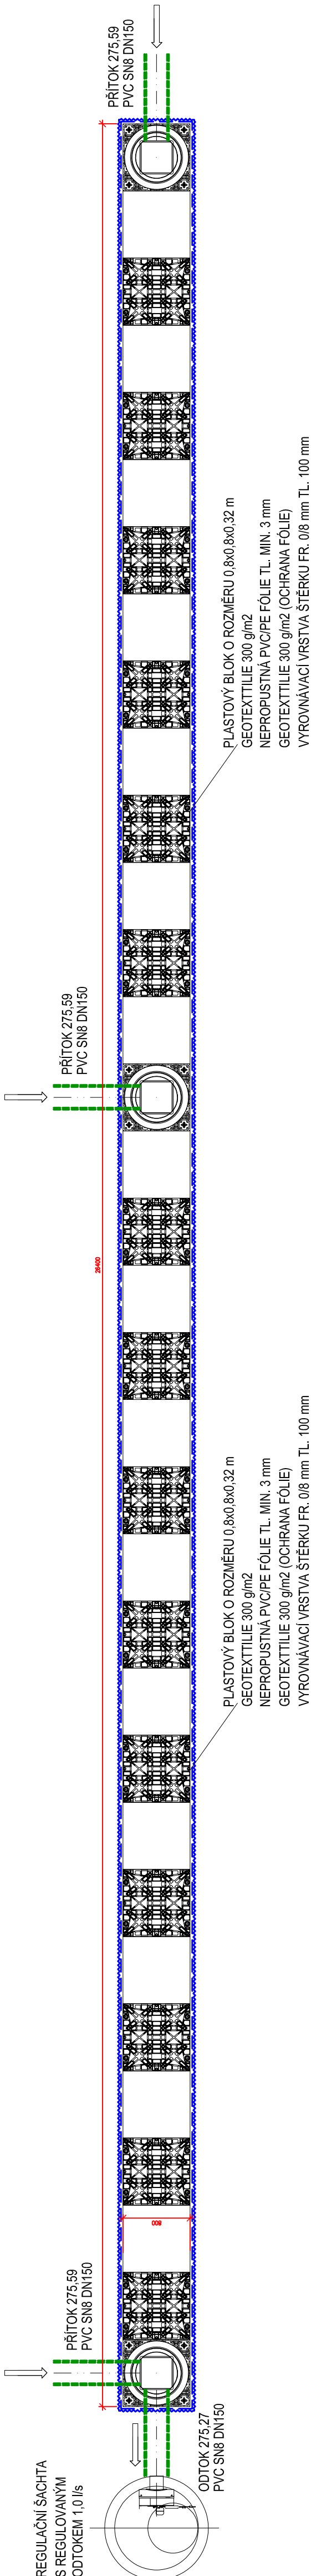

LEGENDA HMOT

- HUTNÝ ŠTĚRK
- NASYPANÁ ZEMINA
- ROSTLÝ TERÉN

				<div>PPS KANIA projektování</div> <div>PPS KANIA s.r.o., Nítkácká 665/10, 709 00 e-mail: projekce@pps-kania.cz tel: 586 245 262, fax: 586 245 262</div>	
ZODP. PROJEKTANT	VYPRACOVAL	KONTROLOVAL			
Ing. Tomáš Janošec	Jan Ochoďnický	Ing. Miroslav Pantůček			
Janošec T.	<i>Janošec</i>	<i>Pan.</i>			
KATASTRÁLNÍ ÚZEMÍ. PARC. Č. : Babuvice [61006], 3156/2, 3174					
MÍSTO STAVBY : FN Brno, objekt 9, Jihlonská 22 602 00 Brno			ARCHIV. :		
STAVEBNÍK/OBJEDNATEL : Fakultní nemocnice Brno Jihlonská 20, 602 00 Brno			STUPĚŇ : dokumentace pro provádění stavby		
FN Brno - Energeticky úsporná opatření objektu 9			NÁZEV AKCE :		
			DATUM : PARE		
			SRPEN 2025		
			Č. ZAKÁZKY : PPS-17124		
OBJEKT : SO03 - AREÁLOVÁ KANALIZACE			MĚŘÍTKO : 1 : 50		
ČÁST : D.1.2 - Technologické řešení, D.1.2.B Areálové sítě					
OBSAH :					
RETENČNÍ NÁDRŽ			ARCHIVNÍ ČÍSLO : D.1.2.2.B-		
			Č.V. 07		