

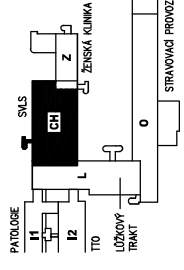


ORIENTAČNÍ PŮDORYSNÉ SCHEMA

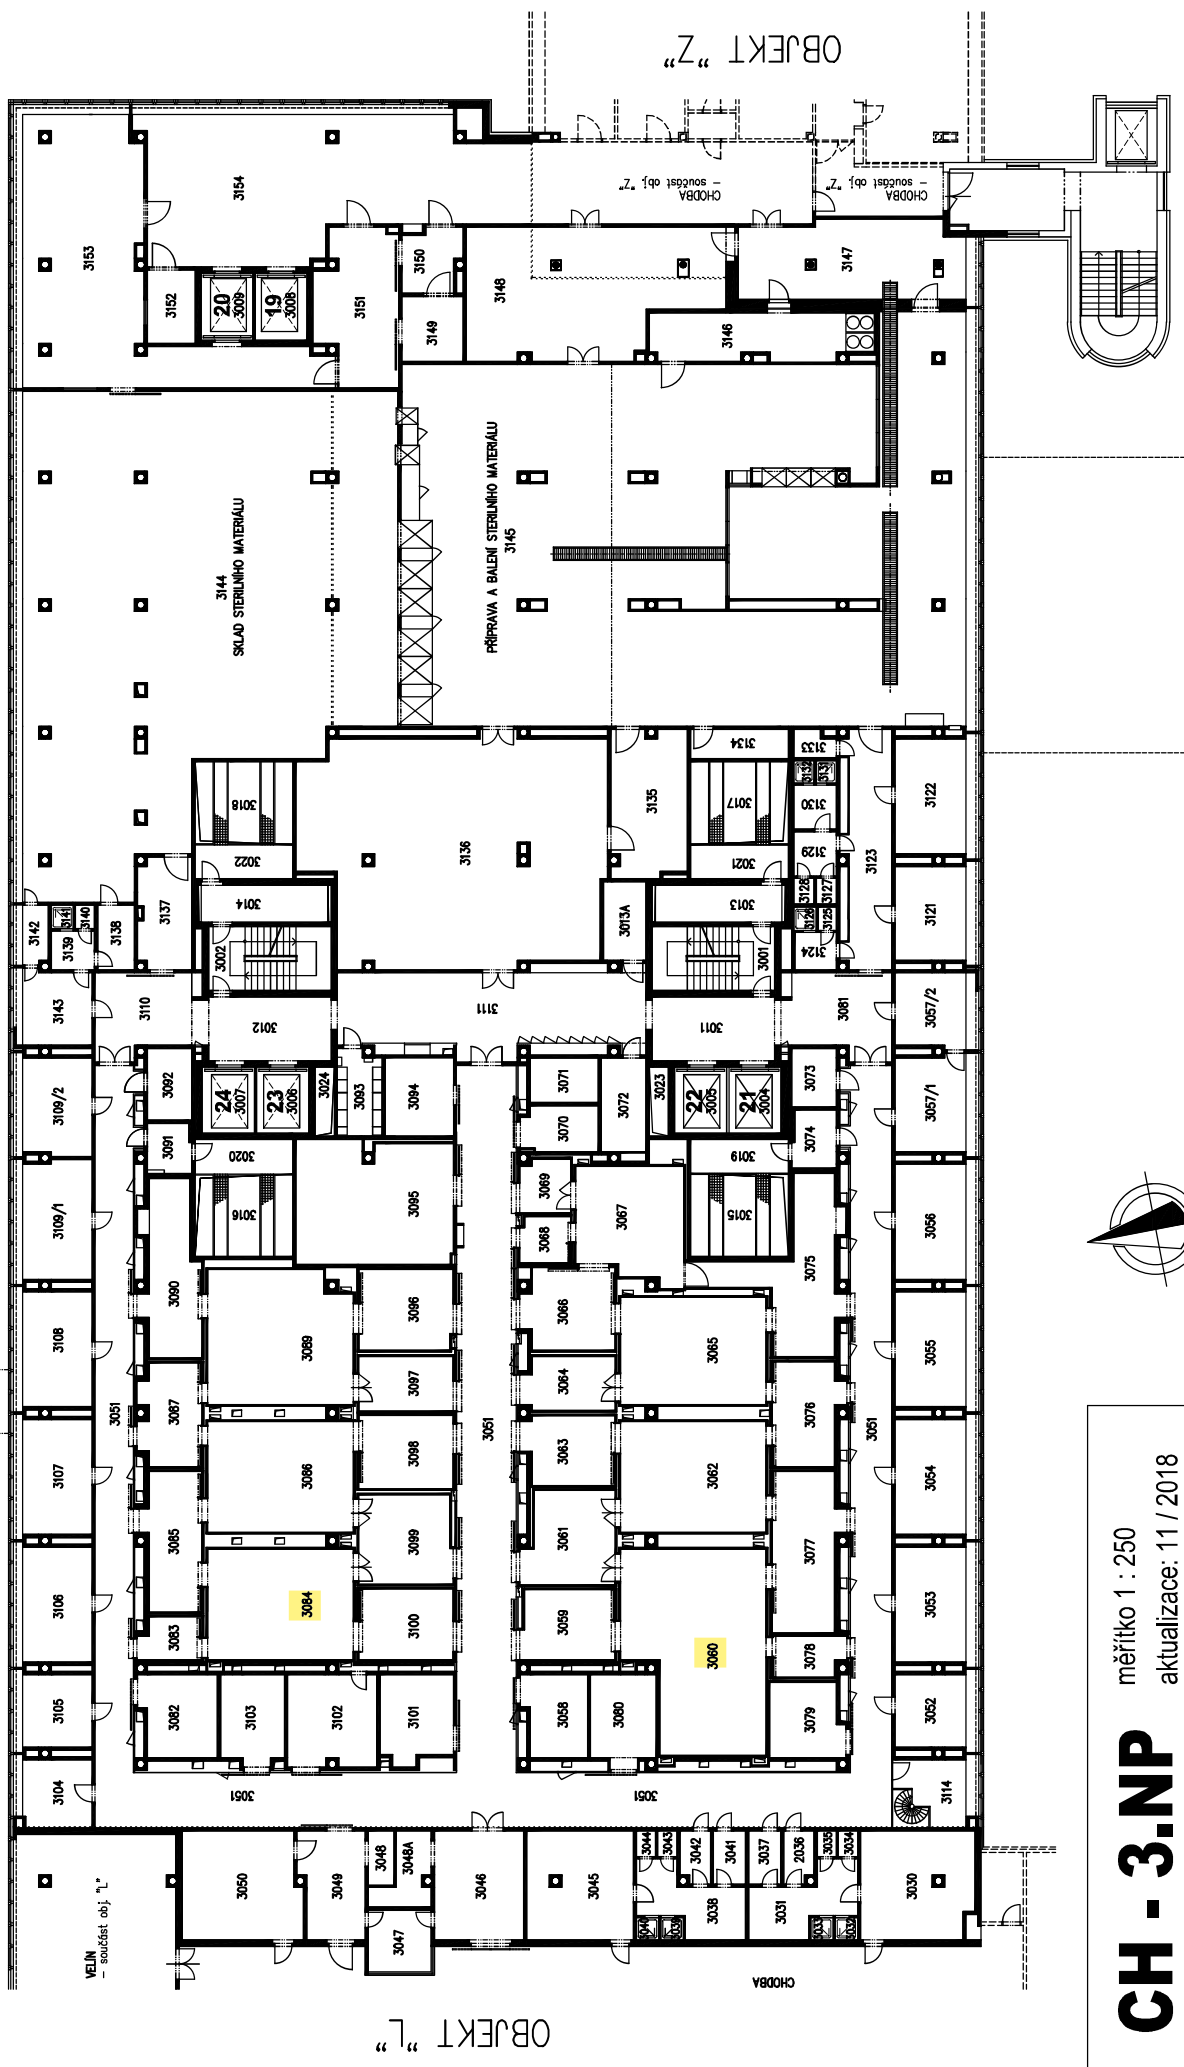

CENTRÁLNÍ OPERAČNÍ SÁLKY
CENTRÁLNÍ STERILIZACE

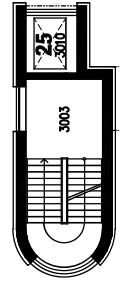

CH - 3.NP
měřítko 1 : 250
aktualizace: 11 / 2018

L - 3.NP / sever



měřítka 1 : 200

aktualizace: 08 / 2018

CENTRÁLNÍ VELÍN
RDK / VYŠETŘOVNA CT, ULTRAZVUK
COS / CENTRÁLNÍ OPERAČNÍ SÁLY - VSTUP
KOMERČNÍ PROSTORY



ORIENTAČNÍ PŮDORYSNÉ SCHEMA

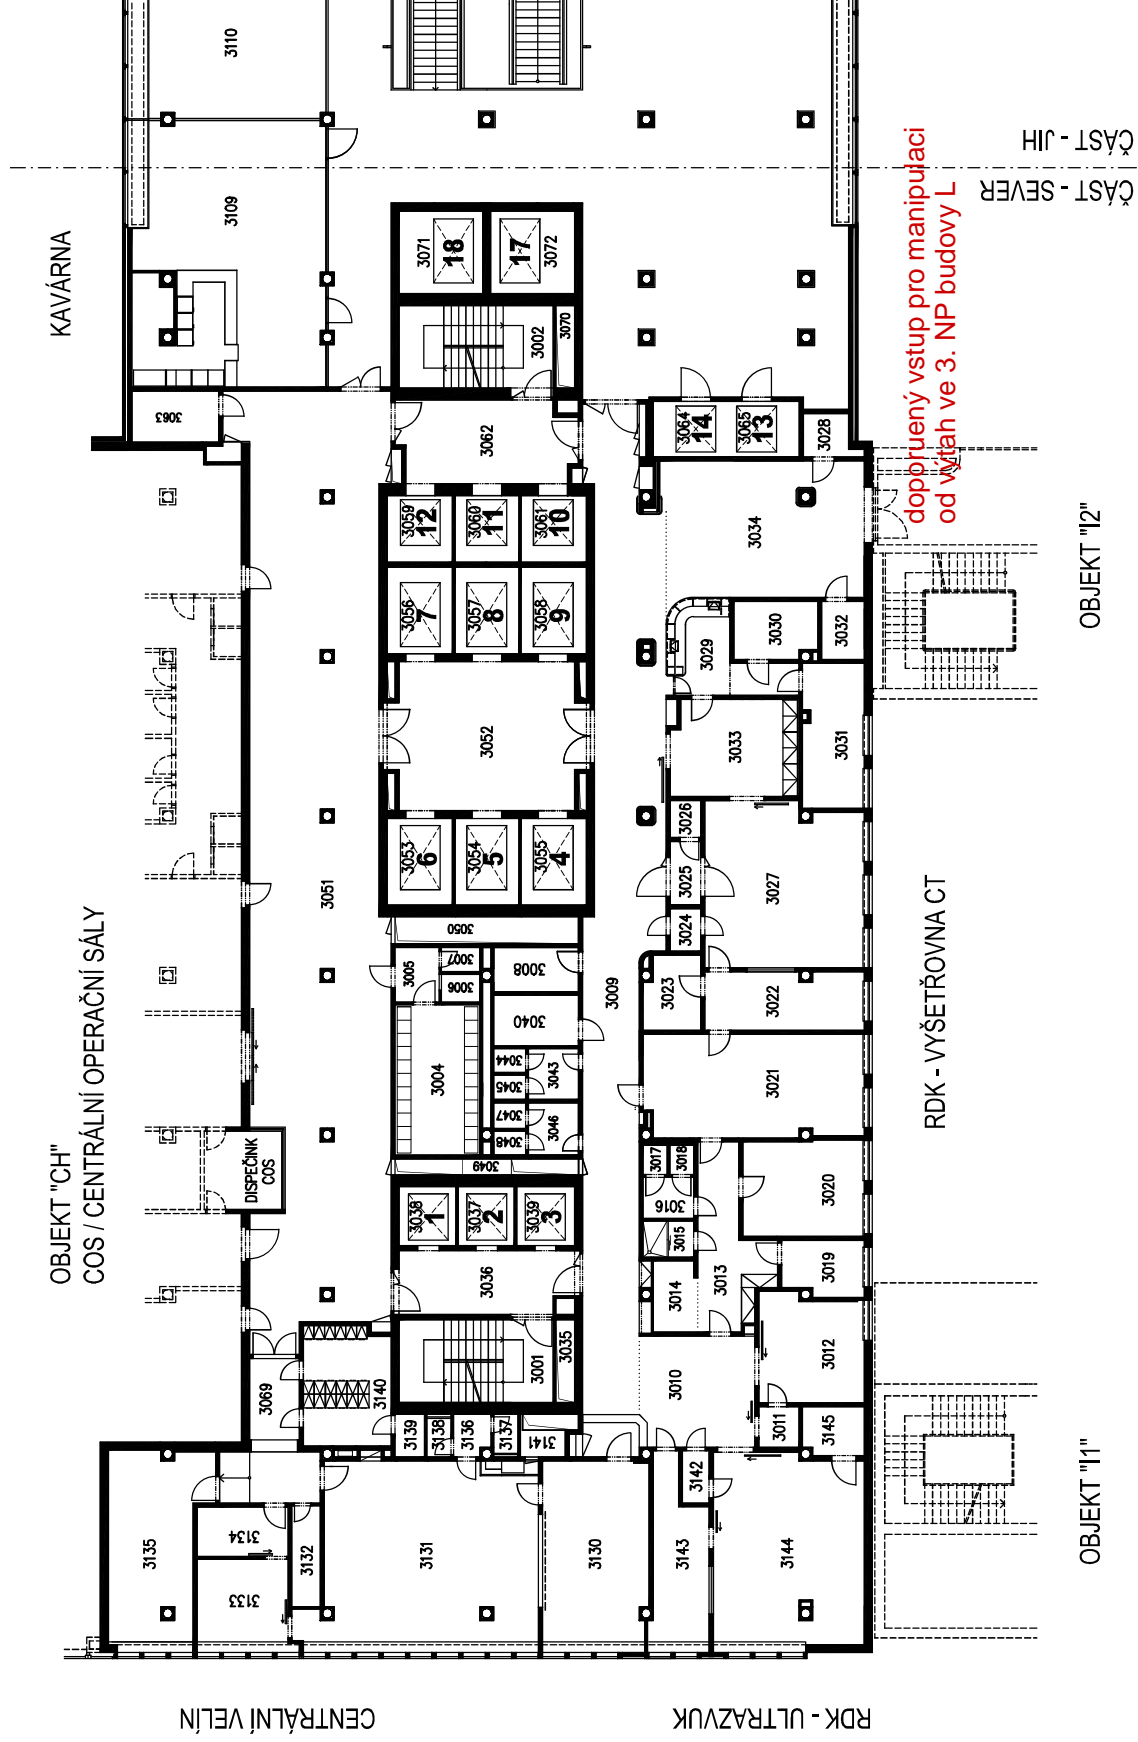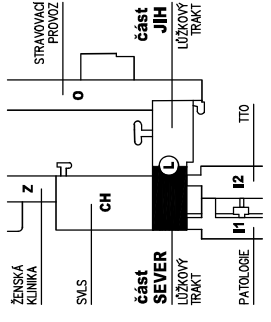

doplněný vstup pro manipulaci
od výtah ve 3. NP budovy L

OBJEKT "11"

OBJEKT "12"

ČÁST - SEVER
 ČÁST - JIH

I2 - 1.NP

měřítko 1 : 250

 
aktualizováno - 11 / 2021

TRANSFUZNÍ

A TKÁŇOVÉ ODDĚLENÍ

(CENTRUM DÁRCŮ KRVĚ, VEDENÍ KLINIKY)

RADIOLOGICKÁ KLINIKA



ORIENTAČNÍ PŮDORYSNÉ SCHÉMA

