



PŮDORYS 2NP - STRUKTUROVANÁ KABELÁŽ

Vedení kabeláže z A2.50 m 1:75

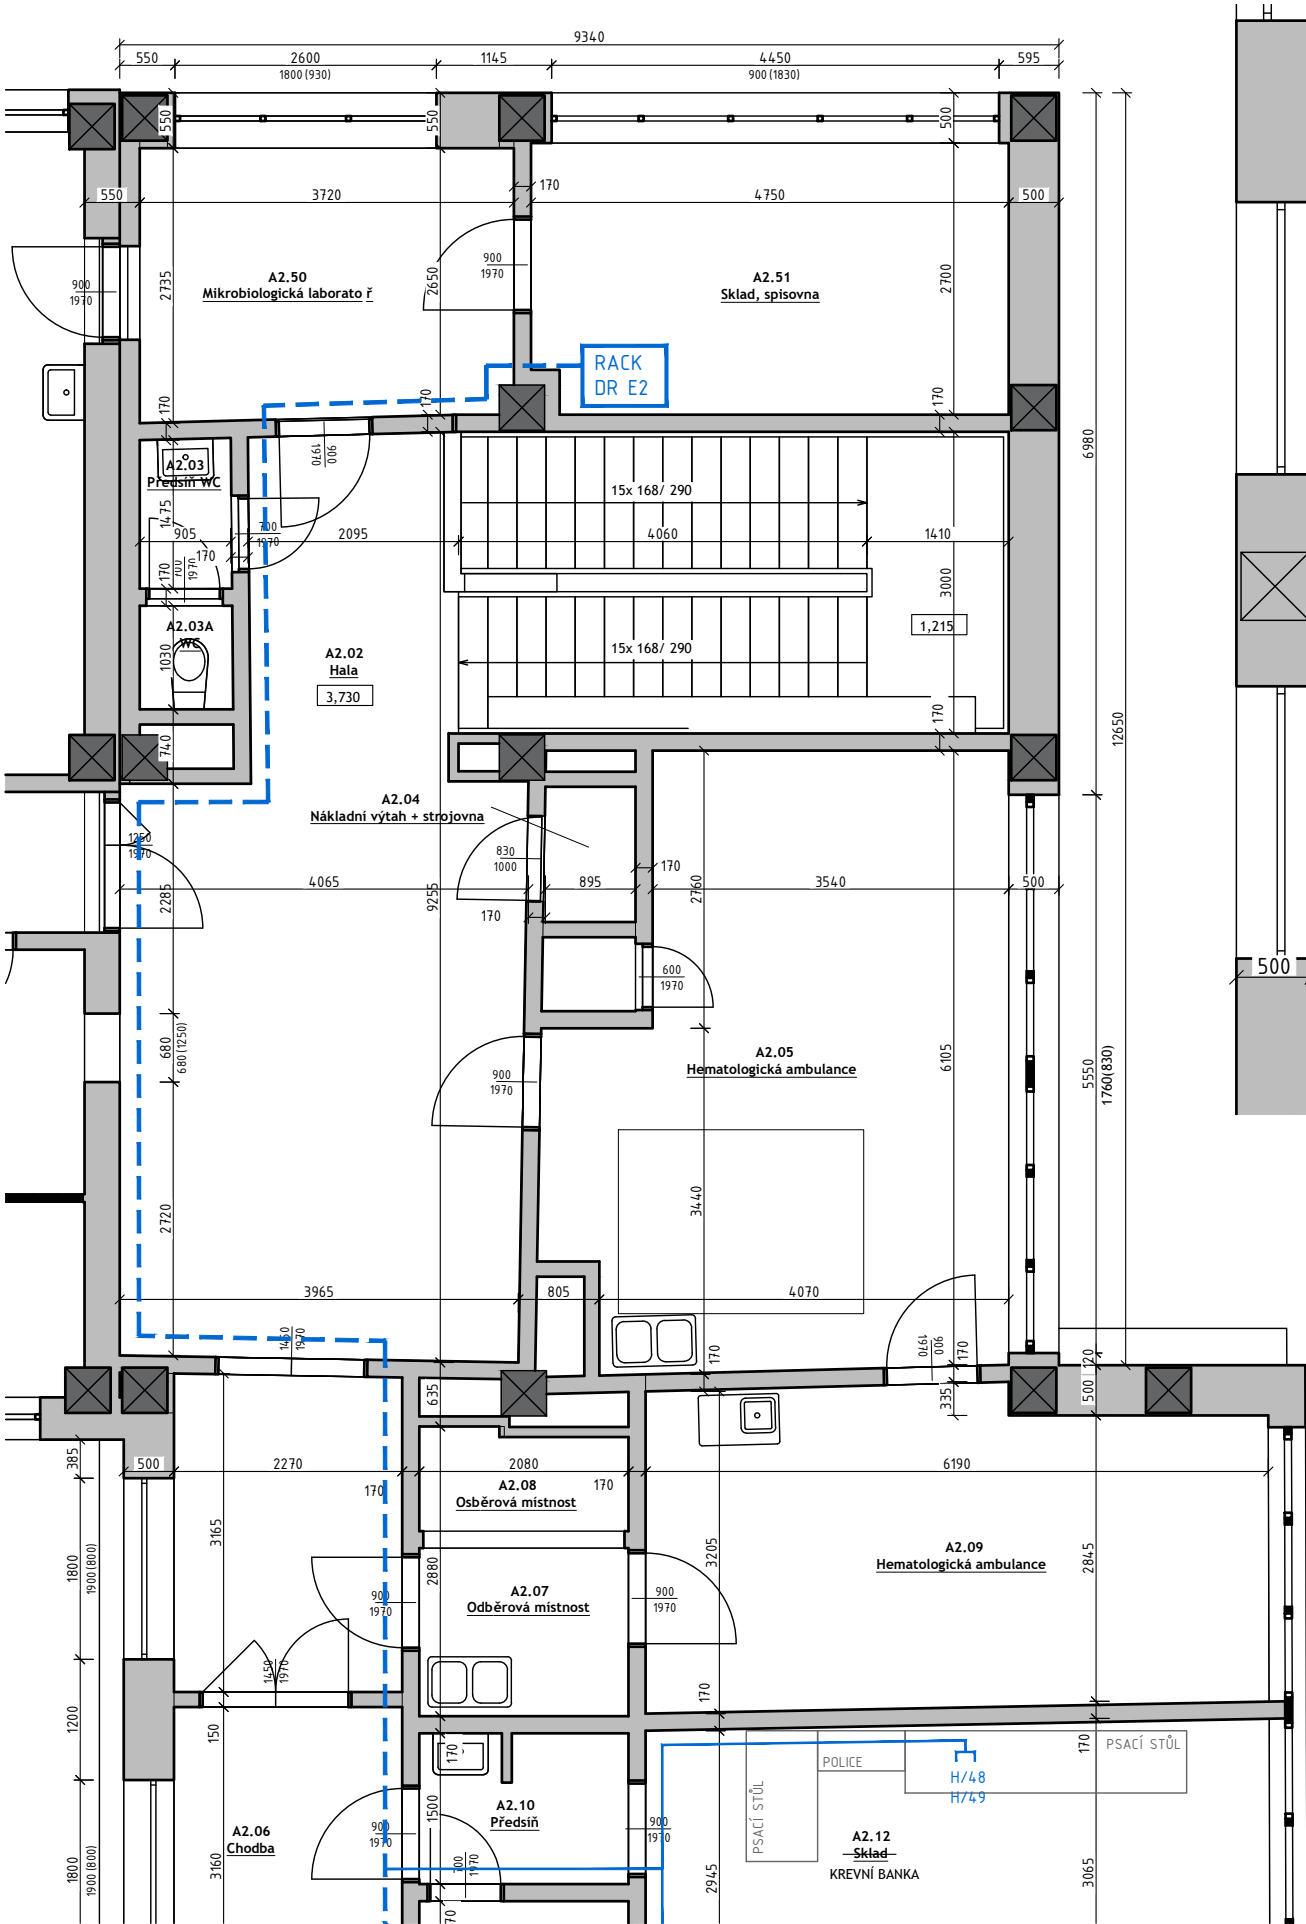

Vedení kabeláže chodbou A2.06 a dotčenými místnostmi m 1:50

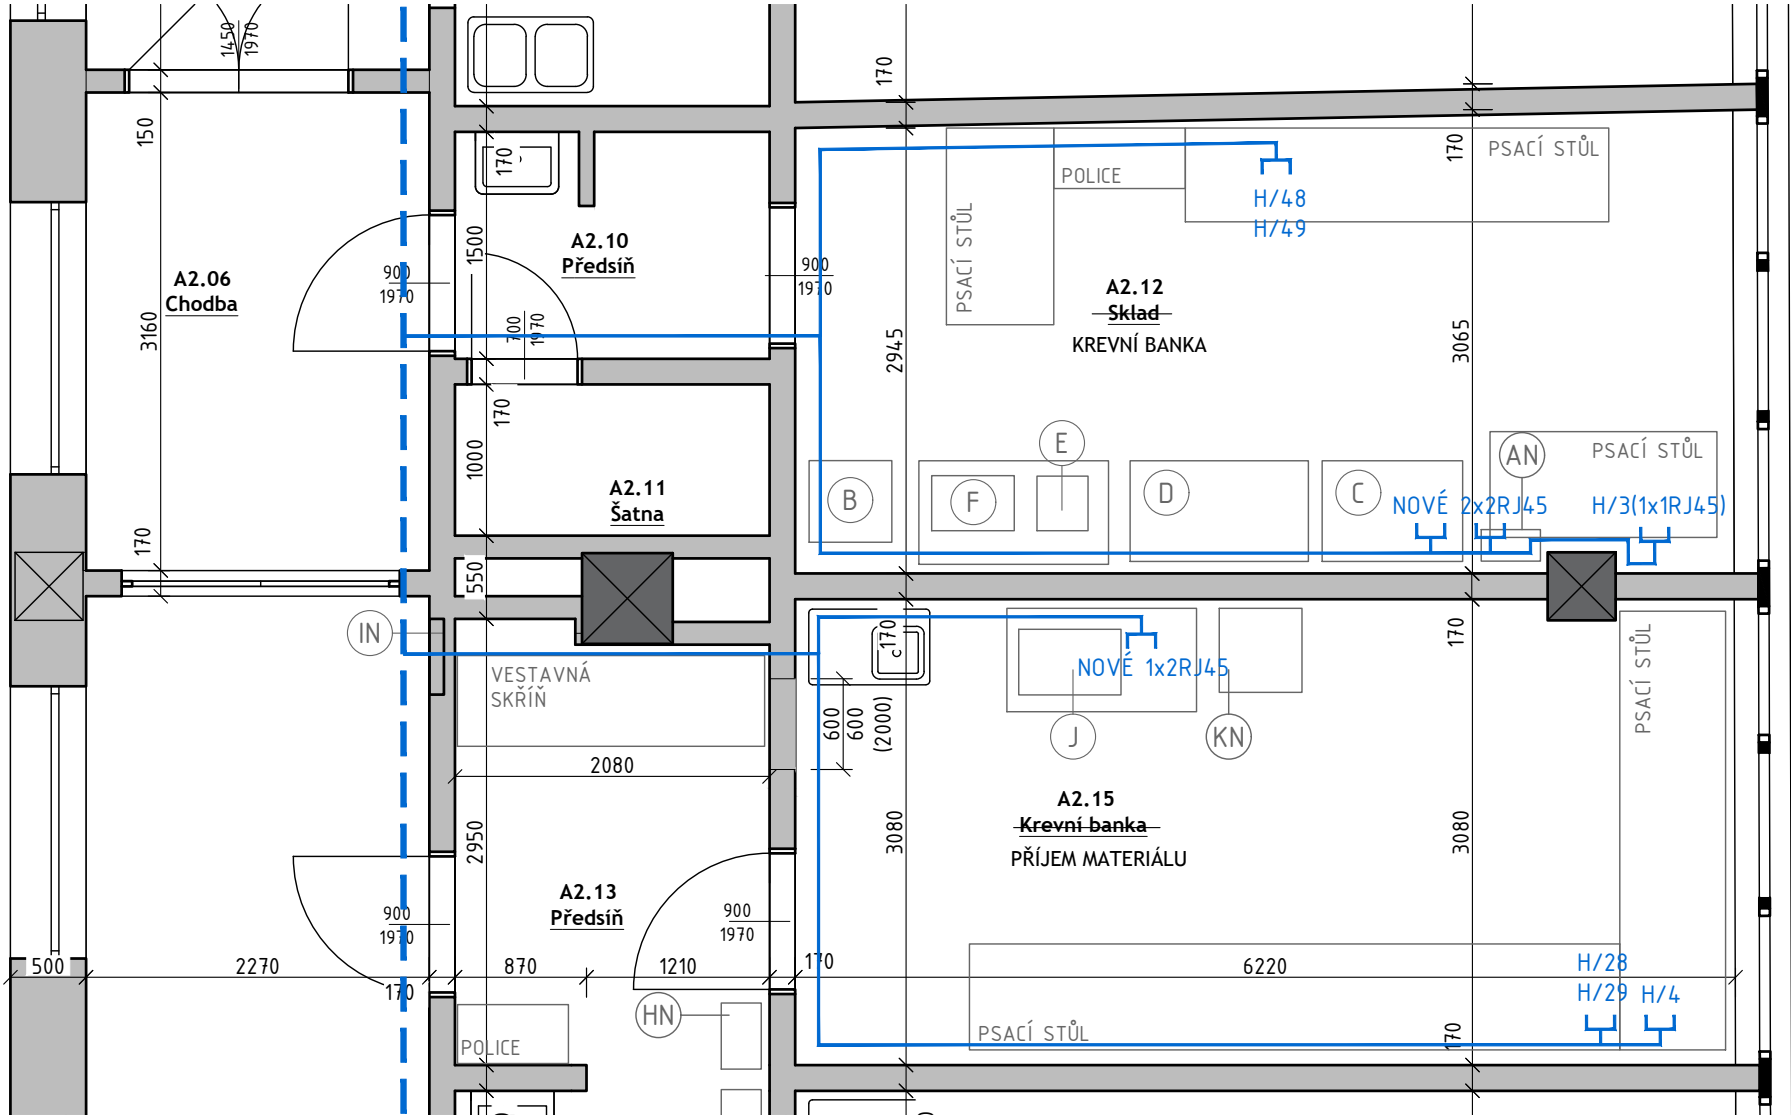

STÁVAJÍCÍ ZAŘÍZENÍ PŘESUNUTÁ
B - MRAZNICE - napojení na silnoproud DO a ethernet
C - LENICE - napojení na silnoproud DO a ethernet
D - LEDNICE - napojení na silnoproud DO a ethernet
E - ROZMRAŽOVÁNÍ PLAZMY - Sahara, napojení na silnoproud DO (ne ethernet)
F - TŘEPAČKA (AGITÁTOR) - Helmer, napojení na silnoproud DO a ethernet
J - BACTEC (PŘESUN ZE STÁVAJÍCÍHO UMÍSTĚNÍ NA CHODBĚ) napojení na silnoproud DO a ethernet

ZAŘÍZENÍ VYMĚNĚNÁ/NOVÁ
AN - MONITORING - Falcon, napojení na silnoproud DO a ethernet
GN, HN - POZICE STANIC POTRUBNÍ POŠTY
IN - ELEKTROROZVADĚČ
KN - KOMBINOVANÁ LEDNICE S MRAZNICÍ (PŘESUN ZE STÁVAJÍCÍHO PŘÍJMU), DOPLNĚNO MONITORINGEM

- VEDENÍ VE STÁVAJÍCÍCH LIŠTÁCH
- VEDENÍ V NOVÝCH LIŠTÁCH LV 40x40

LEGENDA MÍSTNOSTÍ

Č.M.	MÍSTNOST PŮVODNÍ NÁZEV	MÍSTNOST NOVÝ NÁZEV	PLOCHA [m2]	S.V. [mm]
A2.10	PŘEDSÍŇ		3,07	3200
A2.11	ŠATNA		2,08	3200
A2.12	SKLAD	KREVNÍ BANKA	18,56	3200
A2.13	PŘEDSÍŇ		5,92	3200
A2.14	SKLAD	ZRUŠENO		
A2.15	KREVNÍ BANKA	PŘÍJEM MATERIÁLU	19,05	3200
A2.16	PŘEDSÍŇ		3,51	3200
A2.17	SPRCHA+WC		1,99	3200
A2.18	LABORATOŘ MORFOLOGIE A HEMOLÝZ		18,77	3200

PROJEKTANT					
Ing. Eva Papoušková Májová 10, 641 00 Brno					
Ing. arch. Hana Weigner Kukletová Mokrá 151, 664 04 Mokrá - Horákov tel: +420 604 232 729 mail: hana.weigner@gmail.com					
ARCHITEKT, HIP Ing. arch. Hana Weigner Kukletová		PROJEKTANT ČÁSTI -		ZODPOVĚDNÝ PROJEKTANT Ing. Milan Auřata	
INVESTOR					
Fakultní nemocnice Brno, Jihlavská 340/20, Bohunice, 625 00 Brno					
NÁZEV AKCE					
PŘESUN PŘÍJMOVÉ LABORATOŘE ODHB, Dětská nemocnice, budova A					
NÁZEV ČÁSTI					
D.1.2.6 - TPS - ELEKTRONICKÉ KOMUNIKACE					
NÁZEV VÝKRESU					
PŮDORYS 2NP - STRUKTUROVANÁ KABELÁŽ					
POČET FORMÁTŮ 3xA4	MĚŘÍTKO 1:75, 1:50	DATUM 11/2025	Č. ZAKÁZKY 25-10	ČÁST D.1.2.6	Č. PŘÍLOHY 101
DRUH DOKUMENTACE DOKUMENTACE PRO PROVEDENÍ STAVBY					Č. KOPIE