


OZNAČENÍ PŘIPOJOVACÍCH MÍST :

- Z – OCELOVÁ ZÁRUBEŇ DVEŘÍ
- V – VODA, ODPADY, DŘEZY
- UT – ÚSTŘEDNÍ TOPENÍ(FANCOIL)
- MP – MEDICINÁLNÍ PLYNY(PŘÍVODY PROPOJIT VZÁJEMNĚ)
- K – KONSTRUKCE LŮŽKOVÉ RAMPĚ
- TV – ZÁVĚS PRO TELEVIZI
- VS – SKŘÍŇ MEDIPLYNŮ
- S – KOVOVÝ STROP(NOSNÁ KONSTRUKCE)
- A – ELEKTROSTATICKÁ PODLAHA, INSTALAČNÍ KRABICE KU 68-1902, v=0,2m,
DO KRABICE PŘÍVĚST ČU PÁSEK ELSTAT. PODLAHY A PŘES SVORKU PROPOJIT S VODIČEM
- DOPLŇUJÍCÍ POSPOJOVÁNÍ DLE ČSN 33 2000-7-701ed2

LEGENDA :

- DOPLŇUJÍCÍ POSPOJOVÁNÍ VODIČEM CY4/ZZ
- PROPOJENÍ ELEKTROINSTALAČNÍCH KRABIC MX S PA PŘÍPOJNICI V RIP1.21 VODIČEM CY16/54
- MX ELEKTROINSTALAČNÍ KRABICE K0125(250) S UZEMŇOVACÍ SVORKOVNICÍ (v=0,3m)
- U ZÁSUVKA PRO PŘIPOJENÍ FUNKČNÍCH ZDRAVOTN.PŘÍSTROJŮ V LŮŽKOVÉ RAMPĚ TYP 2495-0-059 + 2ks VIDLICE 0299-0-0032 (UMÍSTIT VEDLE SILOVÝCH ZÁSUVEK)
- UR ZÁSUVKA PRO PŘIPOJENÍ FUNKČNÍCH ZDRAVOTN.PŘÍSTROJŮ V LŮŽKOVÉ RAMPĚ (SOUČÁST DODÁVKY SE ZAŘÍZENÍM)

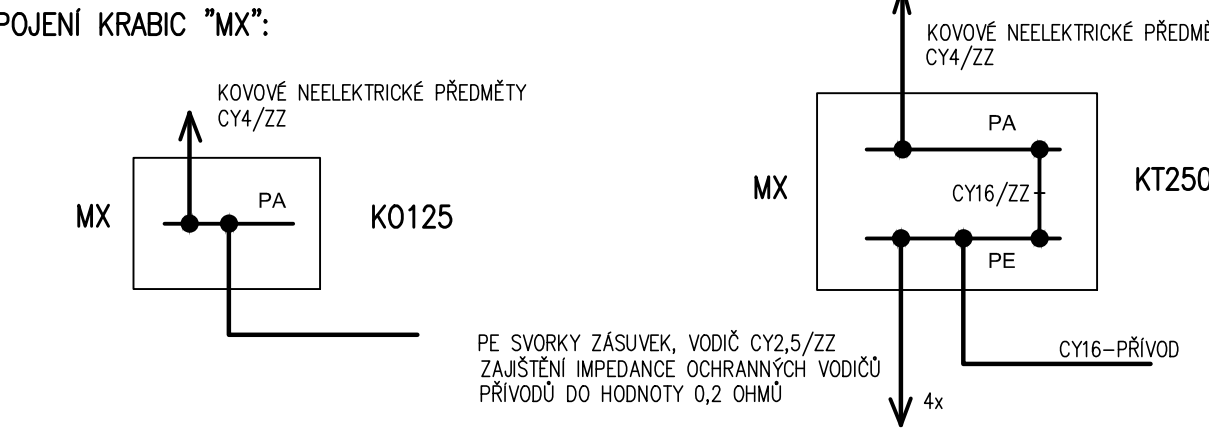

±0,000 = 1.NP BUDOVY L = 280,700 m n.m.

Revize	Vypracoval	Popis obsahu revize	Datum

LT PROJEKT PROJEKTOVÁNÍ ZDRAVOTNICKÉ VÝSTAVBY	Hlavní inženýr projektu: ING. JAN KOČMÁNEK Vedoucí projektant zakázky: ING. VÁCLAV KŘEPELKA	Investor: FAKULTNÍ NEMOCNICE BRNO Fakultní nemocnice Brno Jihlavská 20, 625 00 Brno +420 532 231 111 fnbrno@fnbrno.cz
Profese: EL	Zpracovatel dílu:	Autorizace:
Zodpovědný projektant: ING. JAROMÍR GLOVINA	Vypracoval: ING. JAROMÍR GLOVINA	Kontroloval: ING. JAN KOČMÁNEK
akce: FN BRNO - VYBUDOVÁNÍ ČISTÉ LŮŽKOVÉ JEDNOTKY IHOK, PMDV - L	Základkové číslo: JDS 38 - 2018	Paralel: 11 - 2018
Objekt: BUDOVA L - 17.NP	SO 01	Stupeň: DSP + DPS
Obsah: DOPLŇUJÍCÍ POSPOJOVÁNÍ - 17.NP	Měřítko: 1:50	Číslo výkresu: D1.01.04c-103