


Pohled "A" (orientační)

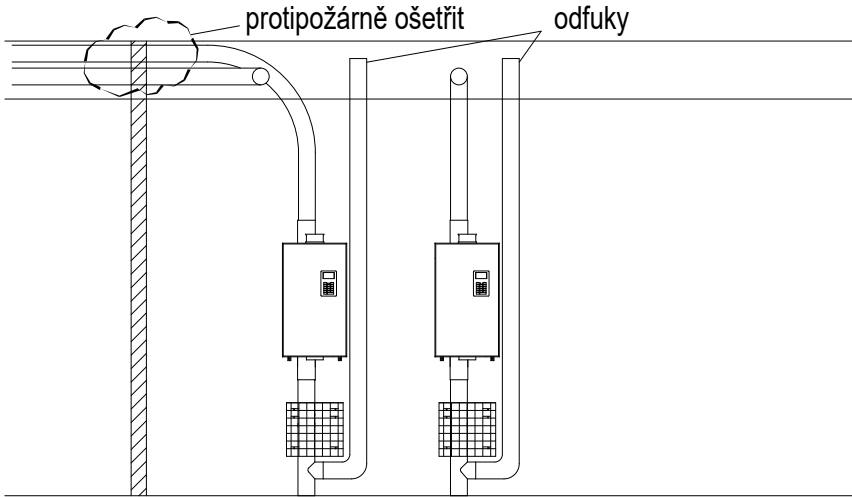

±0,000 = 1.NP BUDOVY L = 280,700 m n.m.

Revize	Vypracoval	Popis obsahu revize	Datum

LT PROJEKT PROJEKTOVÁNÍ ZDRAVOTNICKÉ VÝSTAVBY		Hlavní inženýr projektu: ING. JAN KOCMÁNEK Vedoucí projektant zakázky: ING. VÁCLAV KŘEPELKA	Investor: FAKULTNÍ NEMOCNICE BRNO Fakultní nemocnice Brno Jihlavská 20, 625 00 Brno +420 532 231 111 fnbrno@fnbrno.cz	
Profese: PP	Zpracovatel dílu: PROFITERM PROCZECH, s.r.o., Michálkovičká 2055, Ostrava 710 00 Tel: +420 595 222 123 Fax: +420 595 222 100 E-mail: projekce@profiterm.com		Autorizace:	
Odpovědný projektant: ING. PETR BŘEZINA	Vypracoval: ING. PETR BŘEZINA	Kontroloval: ING. KAMIL PETRUŠKA		
Akce: FN BRNO - VYBUDOVÁNÍ ČISTÉ LŮŽKOVÉ JEDNOTKY IHOK, PMDV - L		Zakázkové číslo: JDS 38 - 2018	Paré:	
Objekt: BUDOVA L - 17.NP SO 01		Datum: 11 - 2018		
Obsah: PŮDORYS 17.NP		Formát: 2 A4	Číslo výkresu: D1.01.04i-101	
		Stupeň: DSP + DPS		
		Měřítko: 1:100		