



měřítko 1 : 250
aktualizováno - 11 / 2021

**TRANSFUZNÍ
A TKÁŇOVÉ ODDĚLENÍ**
(CENTRUM DÁRCŮ KRVE, VEDENÍ KLINIKY)

RADIOLOGICKÁ KLINIKA



ORIENTAČNÍ PŮDORYSNÉ SCHÉMA

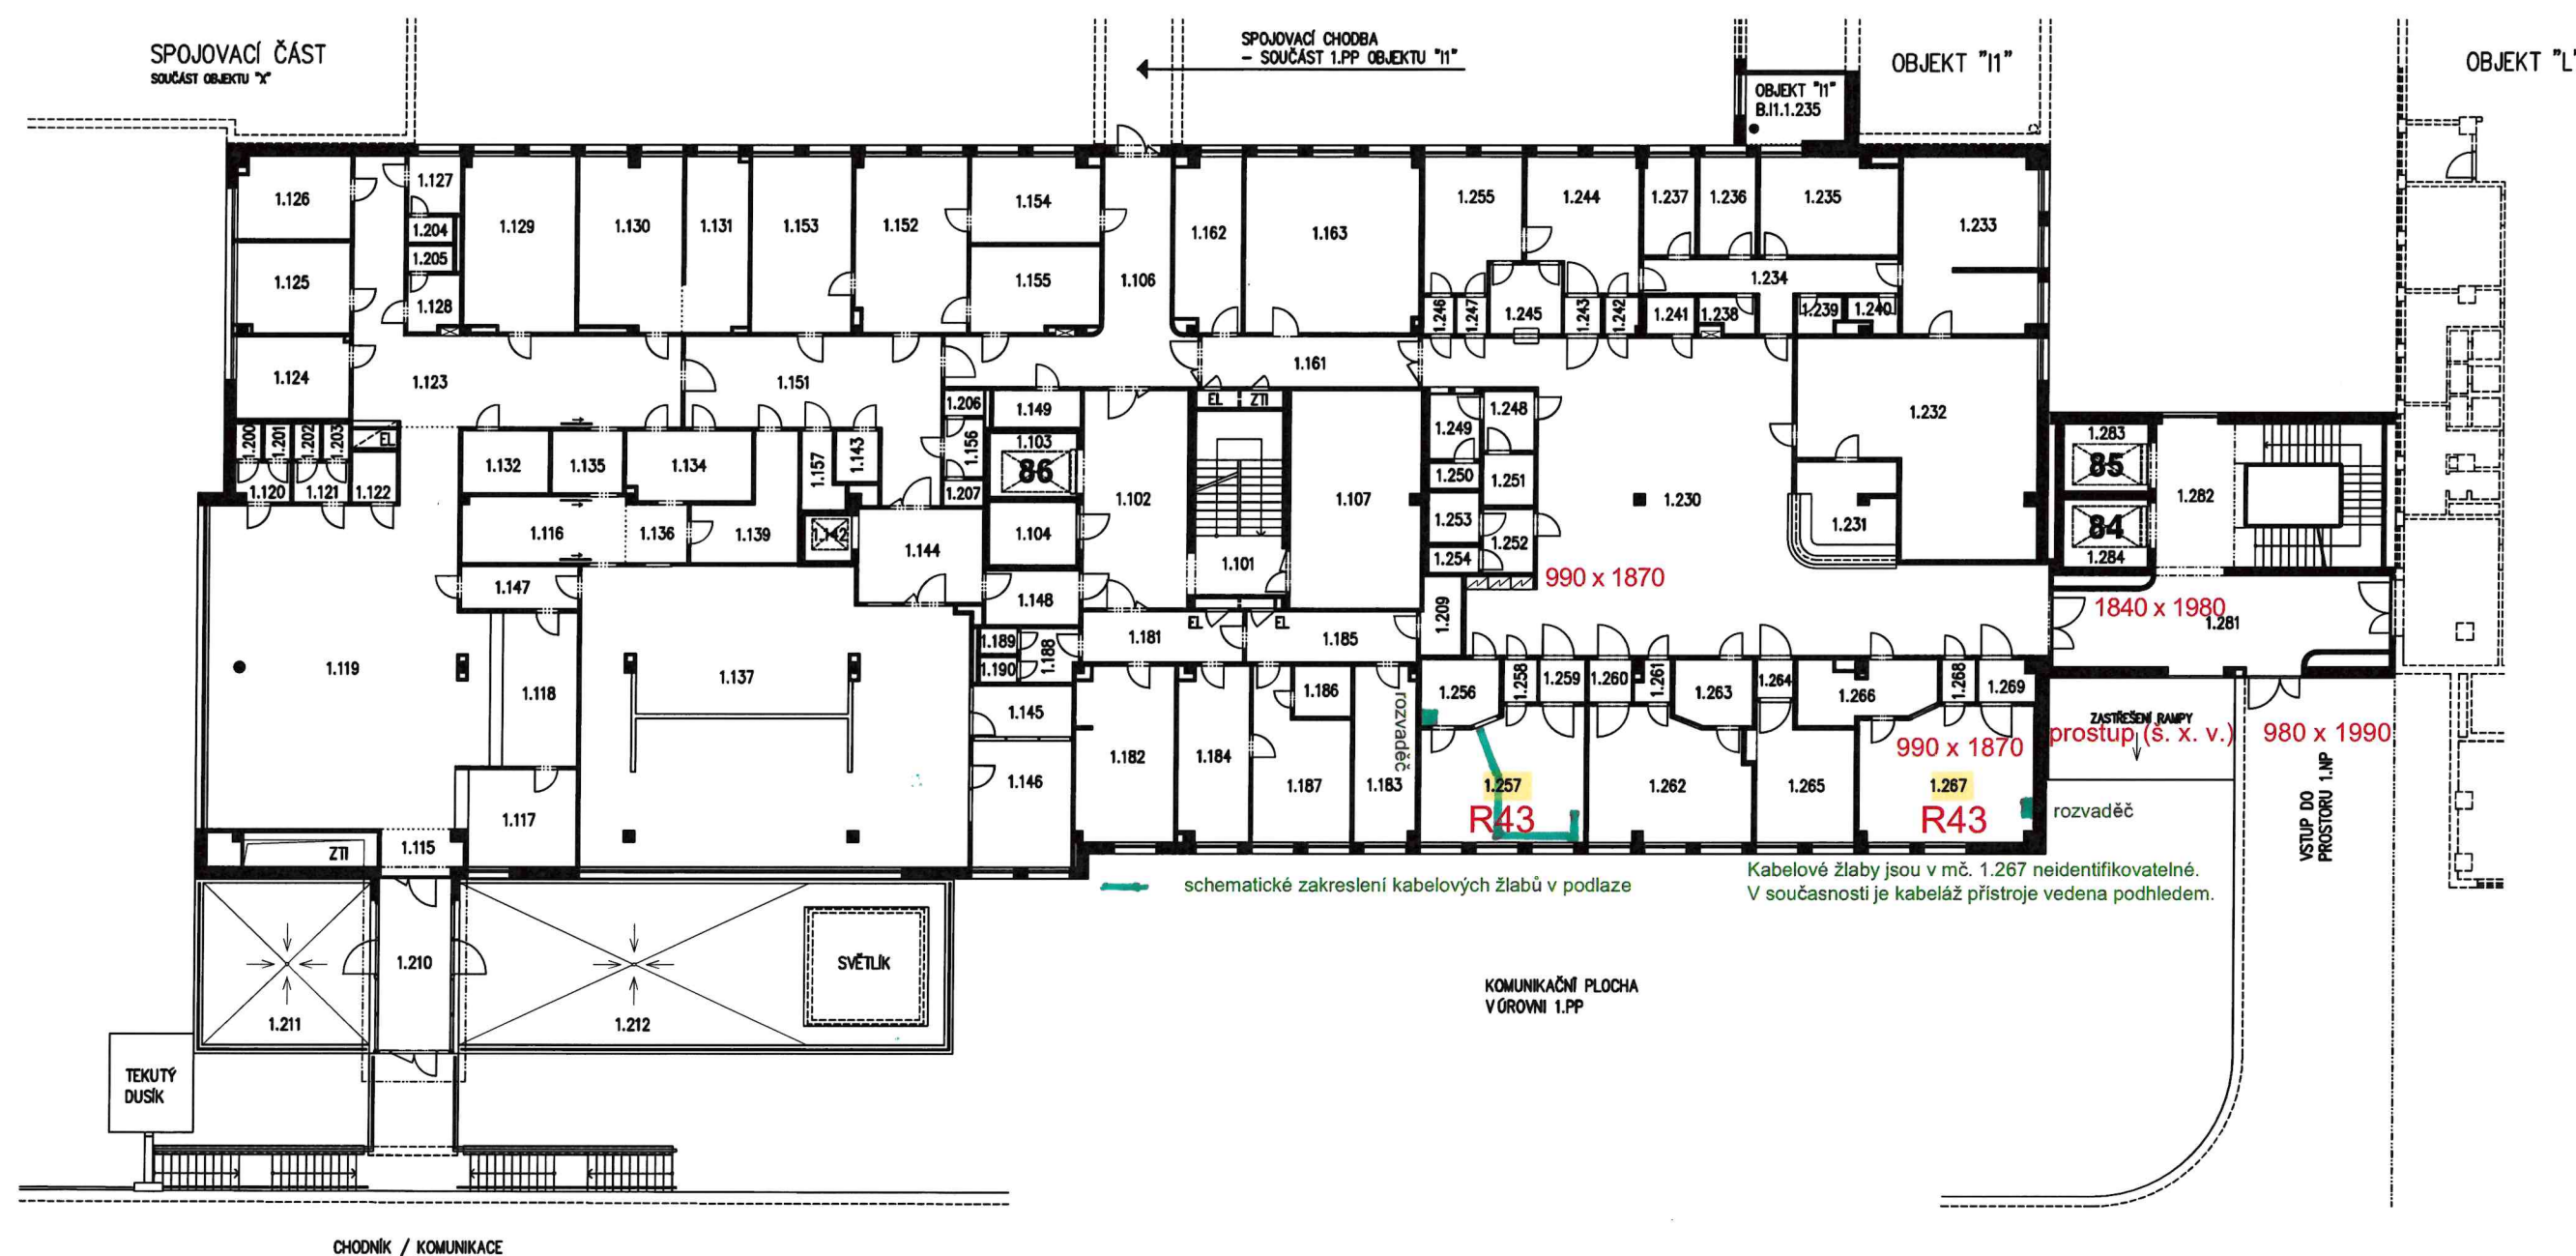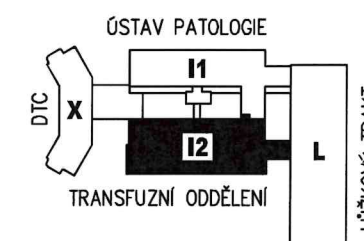

TRANSFUZNÍ A TKÁŇOVÉ ODDĚLENÍ

RADIOLOGICKÁ KLINIKA

KOMUNIKAČNÍ VERTIKÁLA